



VISTA LATERAL
Escala 1:20

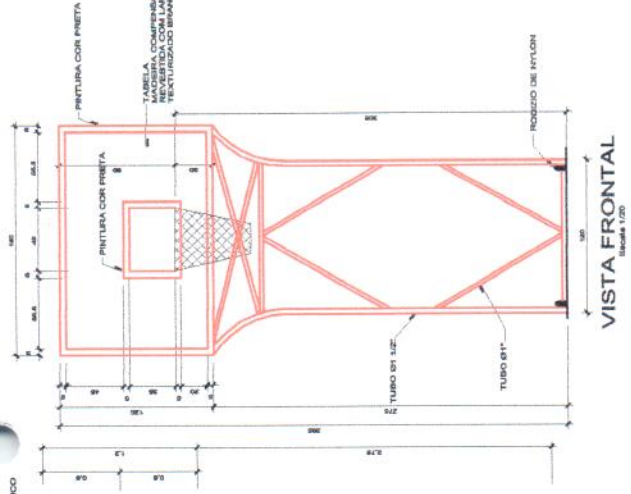


VISTA FRONTAL
Escala 1:20

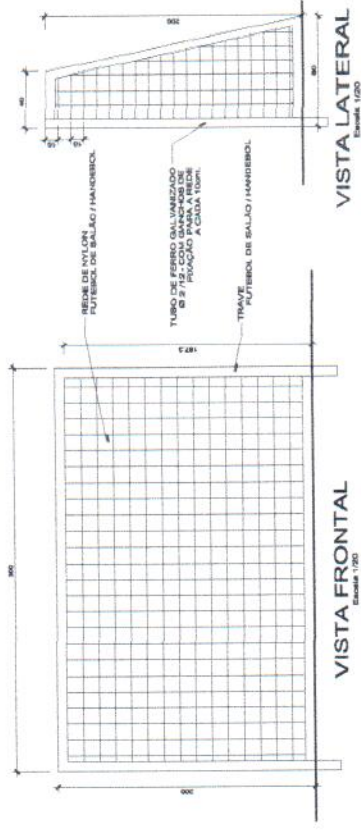


VISTA FRONTAL
Escala 1:20

VISTA LATERAL
Escala 1:20

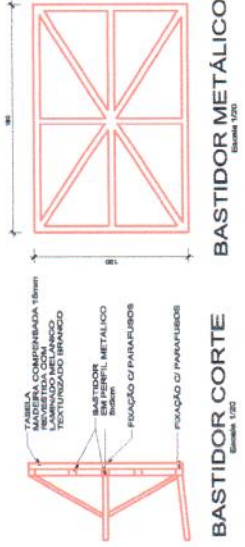


BASTIDOR CORTE
Escala 1:20

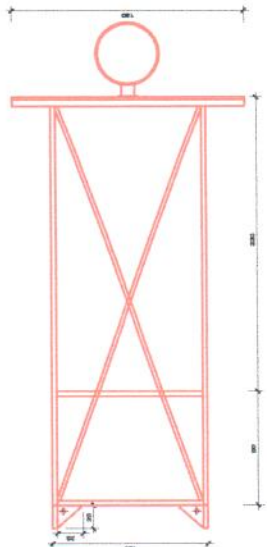

BASTIDOR METALICO
Escala 1:20

PLANTA BAIXA
Escala 1:20

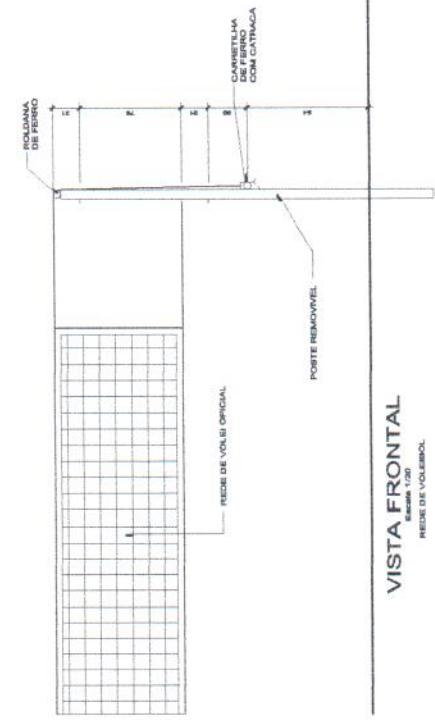

VISTA FRONTAL
Escala 1:20



PREFEITURA MUNICIPAL
DE NOVO PROGRESSO

LAGO MUNICIPAL

PROFESSOR: PREFEITURA MUNICIPAL DE NOVO PROGRESSO

ARQUITETO: PREFEITURA MUNICIPAL DE NOVO PROGRESSO

R. S. SILVA

ARQUITETÔNICO

Quadra Poliesportiva
Detalhes

PROFESSOR: Shirley Cavêchio
DATA: JUNHO/2008
INDICAÇÃO

ARQUITETO: Shirley Cavêchio
DATA: JUNHO/2008
INDICAÇÃO

FOLHA: 02
DE: 02



**PREFEITURA MUNICIPAL
DE NOVO PROGRESSO**

LAGO MUNICIPAL

PREFEITO: _____
PROFESSOR MUNICIPAL DE NOVO PROGRESSO
AUTOR DO PROJETO: _____
DANIEL RICARDO DA SILVA
C.R. 1.425.518
R.L. DA SILVA

ARQUITETÔNICO




CONSESSOR:
Quadra Poliesportiva
Planta Baixa / Elevação e Elétrico

DATA:	PERÍODO:	FOLHA:	01	02
JUNHO/2008	REVISÃO:			
DESENHO:	REVISÃO Nº:	PROJETO:		
SHIRLEY CARVALHO				

LEGENDA:

- PORTE C/ 10m DE ALTURA UTIL
PROJETORES C/ LÂMPADAS - (3x400w)
- CX. DE PASSAGEM OU LIGAÇÃO EM ALVENARIA - 30x30x50cm
- FIAÇÃO: FASE, NEUTRO E TERRA
- ELETRODUTO EMBUTIDO NO PISO

ELEVAÇÃO LATERAL
Escala: 1/75

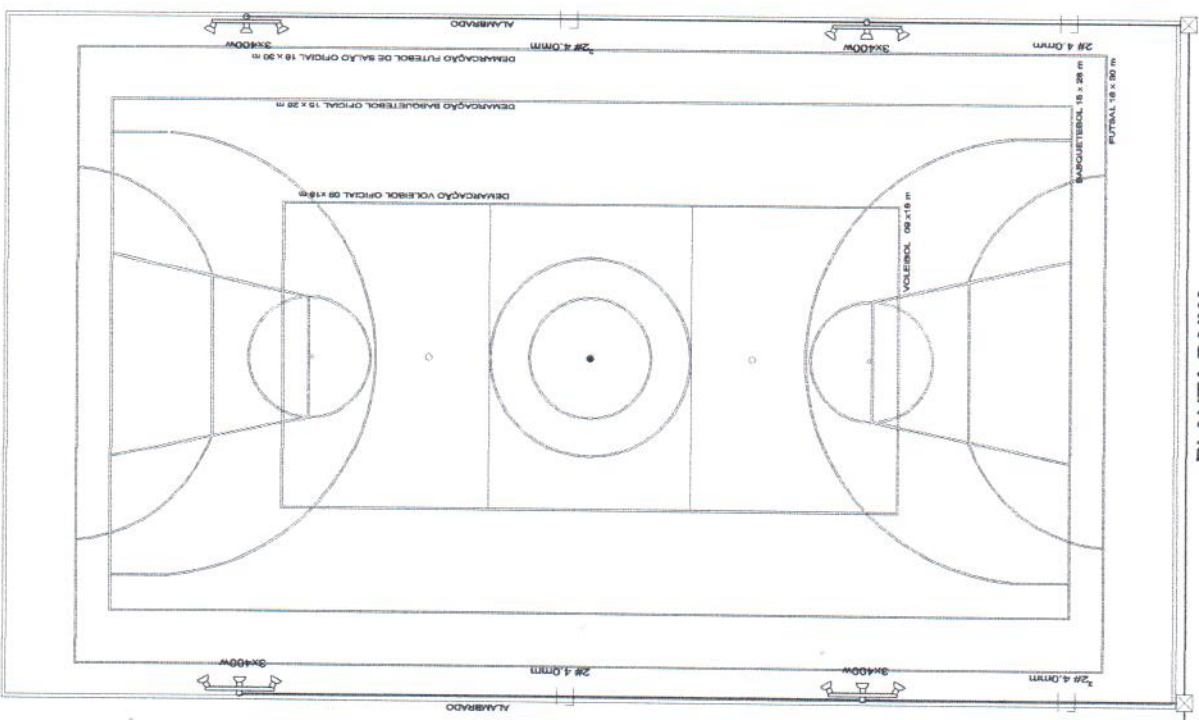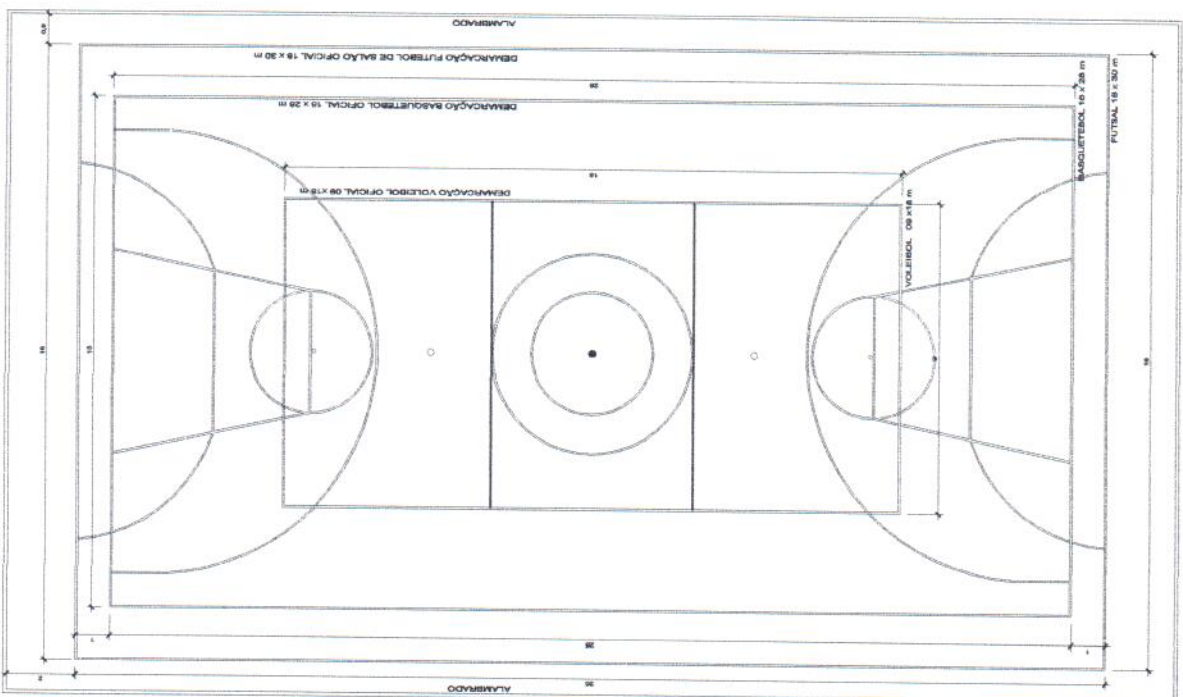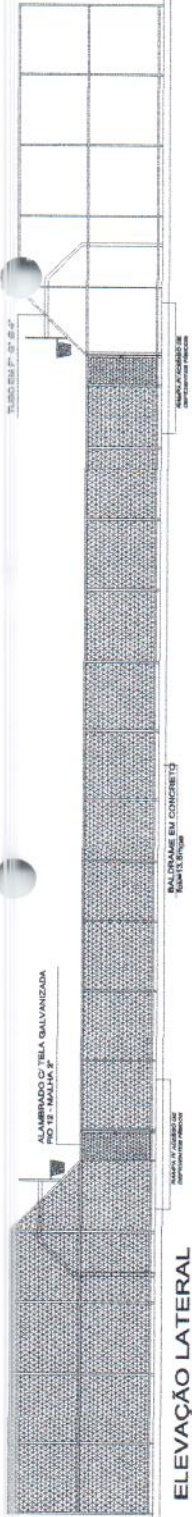

PLANTA BAIXA
Escala: 1/75

PLANTA BAIXA
Escala: 1/75

2m 4,00mm
VEJA DA REDE DA
CONCESSIONÁRIA