


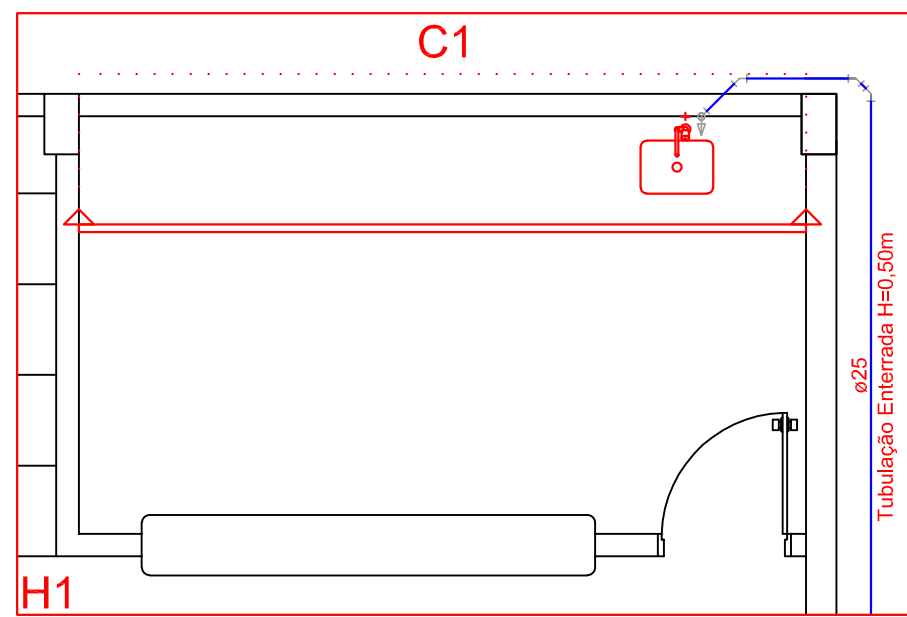


Planta Baixa
escala 1:50


Lista de Materiais		
Aparelho		
Torneira de Pia de Cozinha		
25mm - 3/4"	1 pc	
Cobre		
Conector bolsa - ponta		
22 mm x 3/4"	2 pc	
Metais		
Registro de gaveta c/ canopla cromada		
3/4"	1 pc	
PVC rígido soldável		
Joelho 45 soldável		
25 mm	3 pc	
Joelho 90° soldável		
25 mm	1 pc	
Tubos		
25 mm	32,21 m	
PVC soldável azul c/ bucha latão		
Joelho 90° soldável com bucha de latão		
25 mm - 3/4"	1 pc	

Legenda Detalhada	
	Registro de gaveta c/canopla cromada c/ cobre - RG
	Cobre
	Conector bolsa - ponta
	22 mm x 3/4"
	Metais
	Registro de gaveta c/ canopla cromada
	3/4"

Legenda das indicações	
PIA	Pia de cozinha com joelho de 90° - 25 mm - 3/4"
RG	Registro de gaveta c/canopla cromada c/ cobre - 3/4"

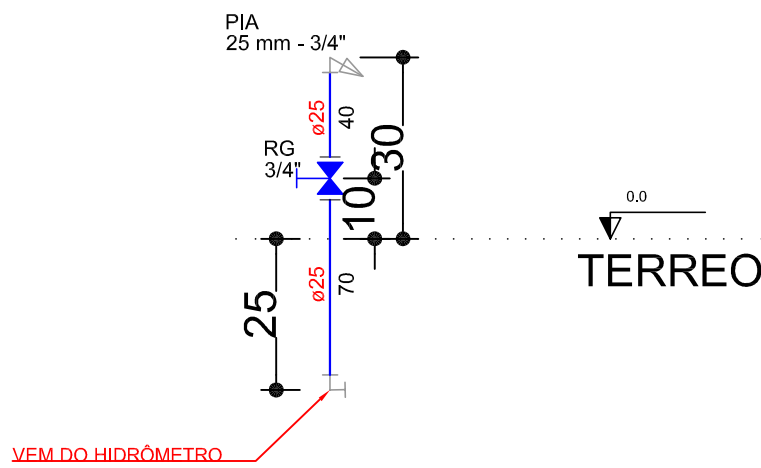


Corte C1
escala 1:25

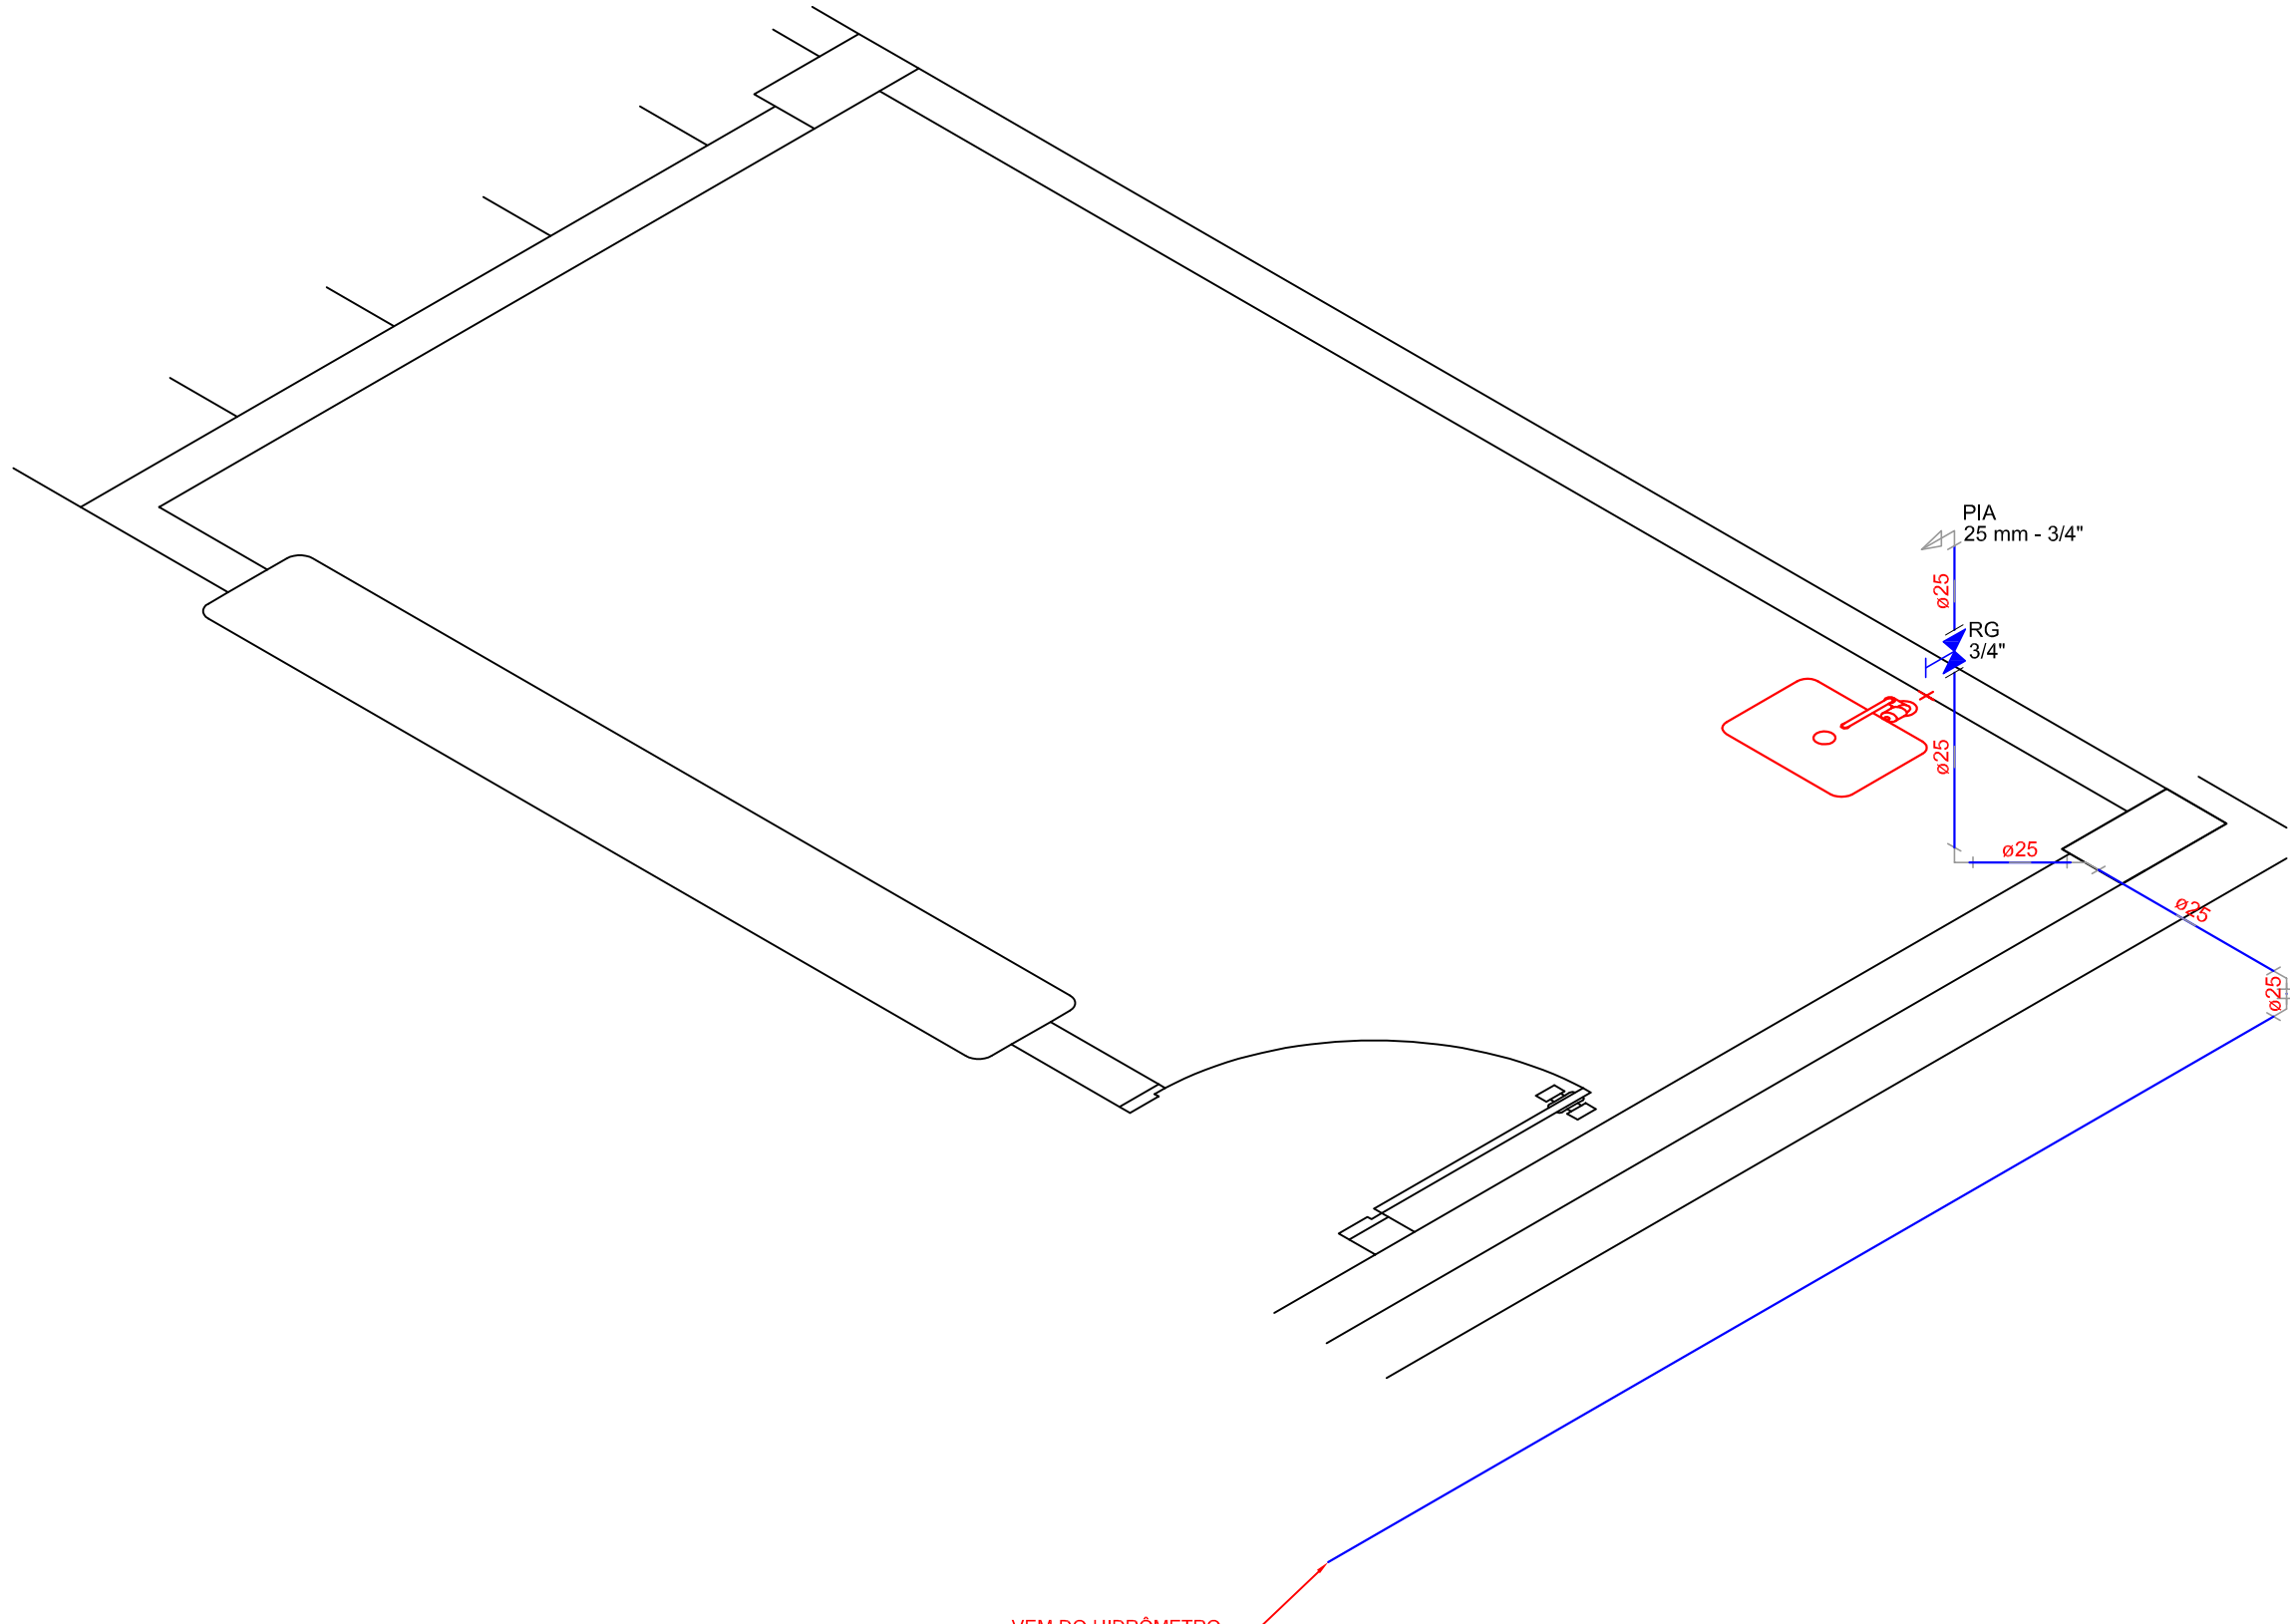

Detalhe H1
escala 1:25


2 Projeto Hidráulico

Esc.: 1/50

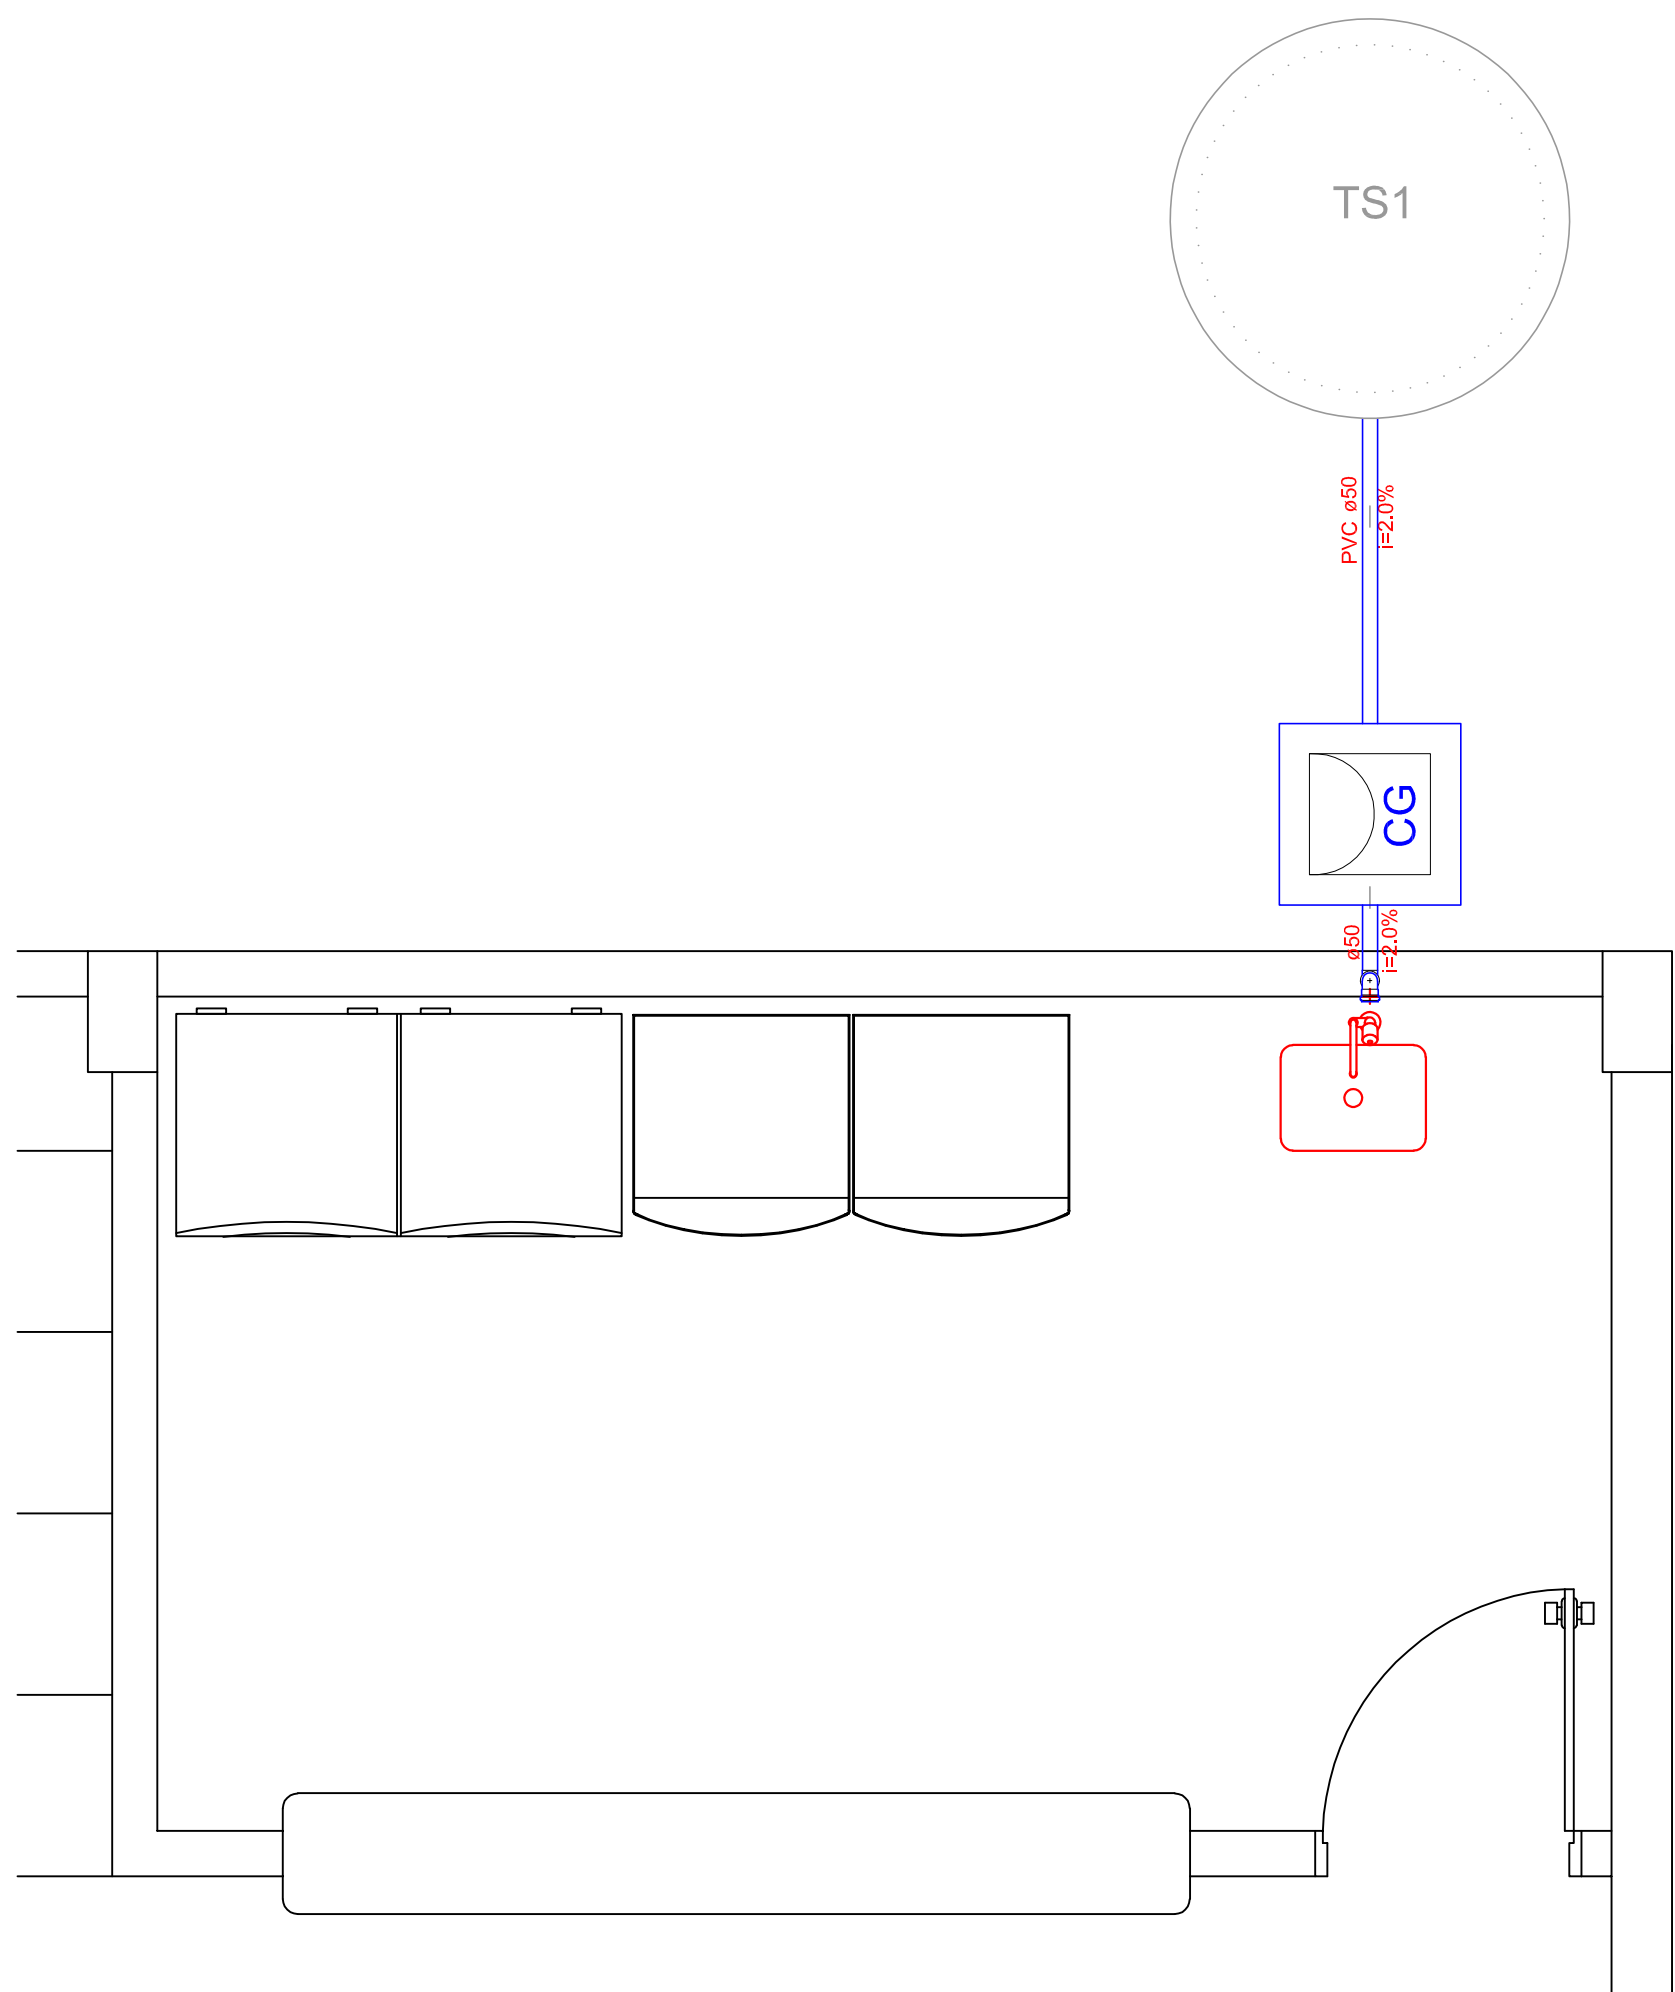


Lista de Materiais		
Caixas de Passagem		
Caixa de gordura		
CG 60x60 cm	1 pc	
PVC Acessórios		
Sifão de copo p/ pia e lavatório		
1" - 2"	1 pc	
Válvula p/ pia		
1"	1 pc	
PVC Esgoto		
Joelho 90		
50 mm	2 pc	
Tubo rígido c/ ponta lisa		
100 mm - 4"	1,20 m	
50 mm - 2"	3,05 m	
Unidades de tratamento		
Alça		
Ferro	1 pc	
Argamassa		
1" - 2"	0,17 m³	
Concreto		
0,65 m³		
Tampa		
Hermética	1 pc	

Legenda Detalhada	
	Caixa de Gordura
	Caixa de Passagem
	Caixa de gordura
	CG 60x60 cm
Pia de Cozinha Residencial com Sifão 50mm	
PVC Acessórios	
Sifão de copo p/ pia e lavatório	
1" - 2"	1 pc
Válvula p/ pia	
1"	1 pc
PVC Esgoto	
Joelho 90	
50 mm	2 pc
Tubo rígido c/ ponta lisa	
50 mm - 2"	0,60 m

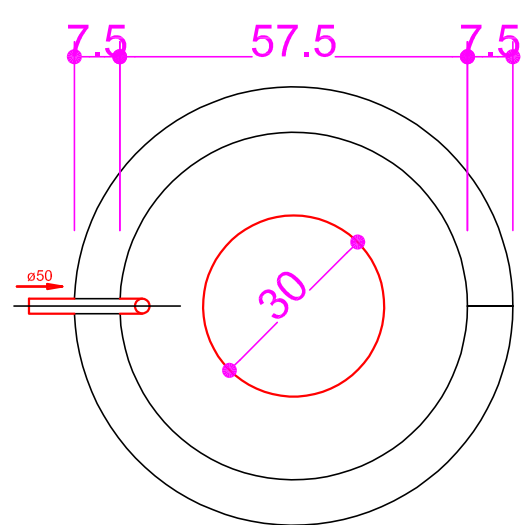

TANQUE SÉPTICO
PLANTA BAIXA - ESC. 1:25

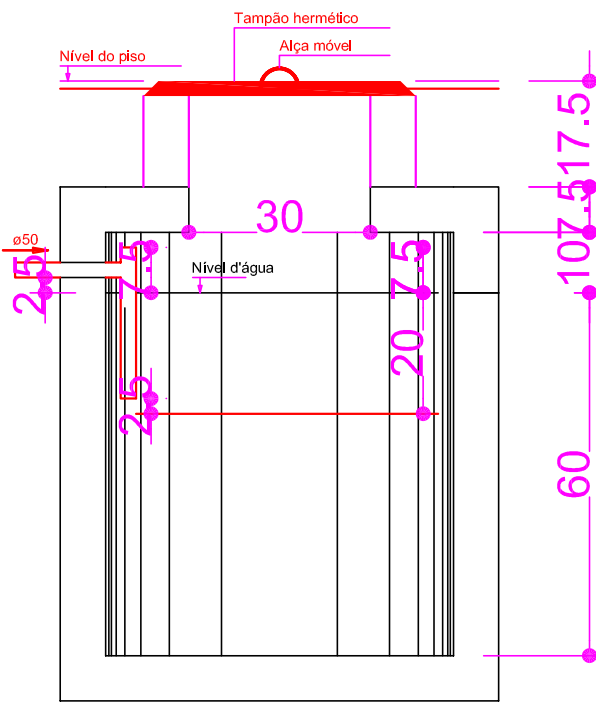

TANQUE SÉPTICO
CORTE - ESC. 1:25

1 Projeto Sanitário

Esc.: 1/50



PREFEITURA MUNICIPAL DE NOVO PROGRESSO

Travessa Belém, 768 - Jardim Europa - Novo Progresso - PA

Projeto Hidrossanitário

Nº Folha

05

Obra: Revitalização do Ginásio Poliesportivo
End: Rua Seno Thomas s/n
Bairro: Distrito de Alvorada da Amazônia - Novo Progresso - PA

Data: Julho/2019	Escola: Indicada
Convênio: 881836/2018/ME/CAIXA	Proprietário: UBIRACI SOARES SILVA Prefeito Municipal CPF 658.703.872-72
Áreas Terreno43.159,16m² Total:.....1.180,08m²	Prefeitura Municipal de Novo Progresso Autor do Projeto/Resp. Técnico:
ART: PA20190429845	ARNALDO MORBEK JUNIOR Engenheiro Civil - CREA/GO - 704310 Visto - 8606 PA
Aprovação:	