


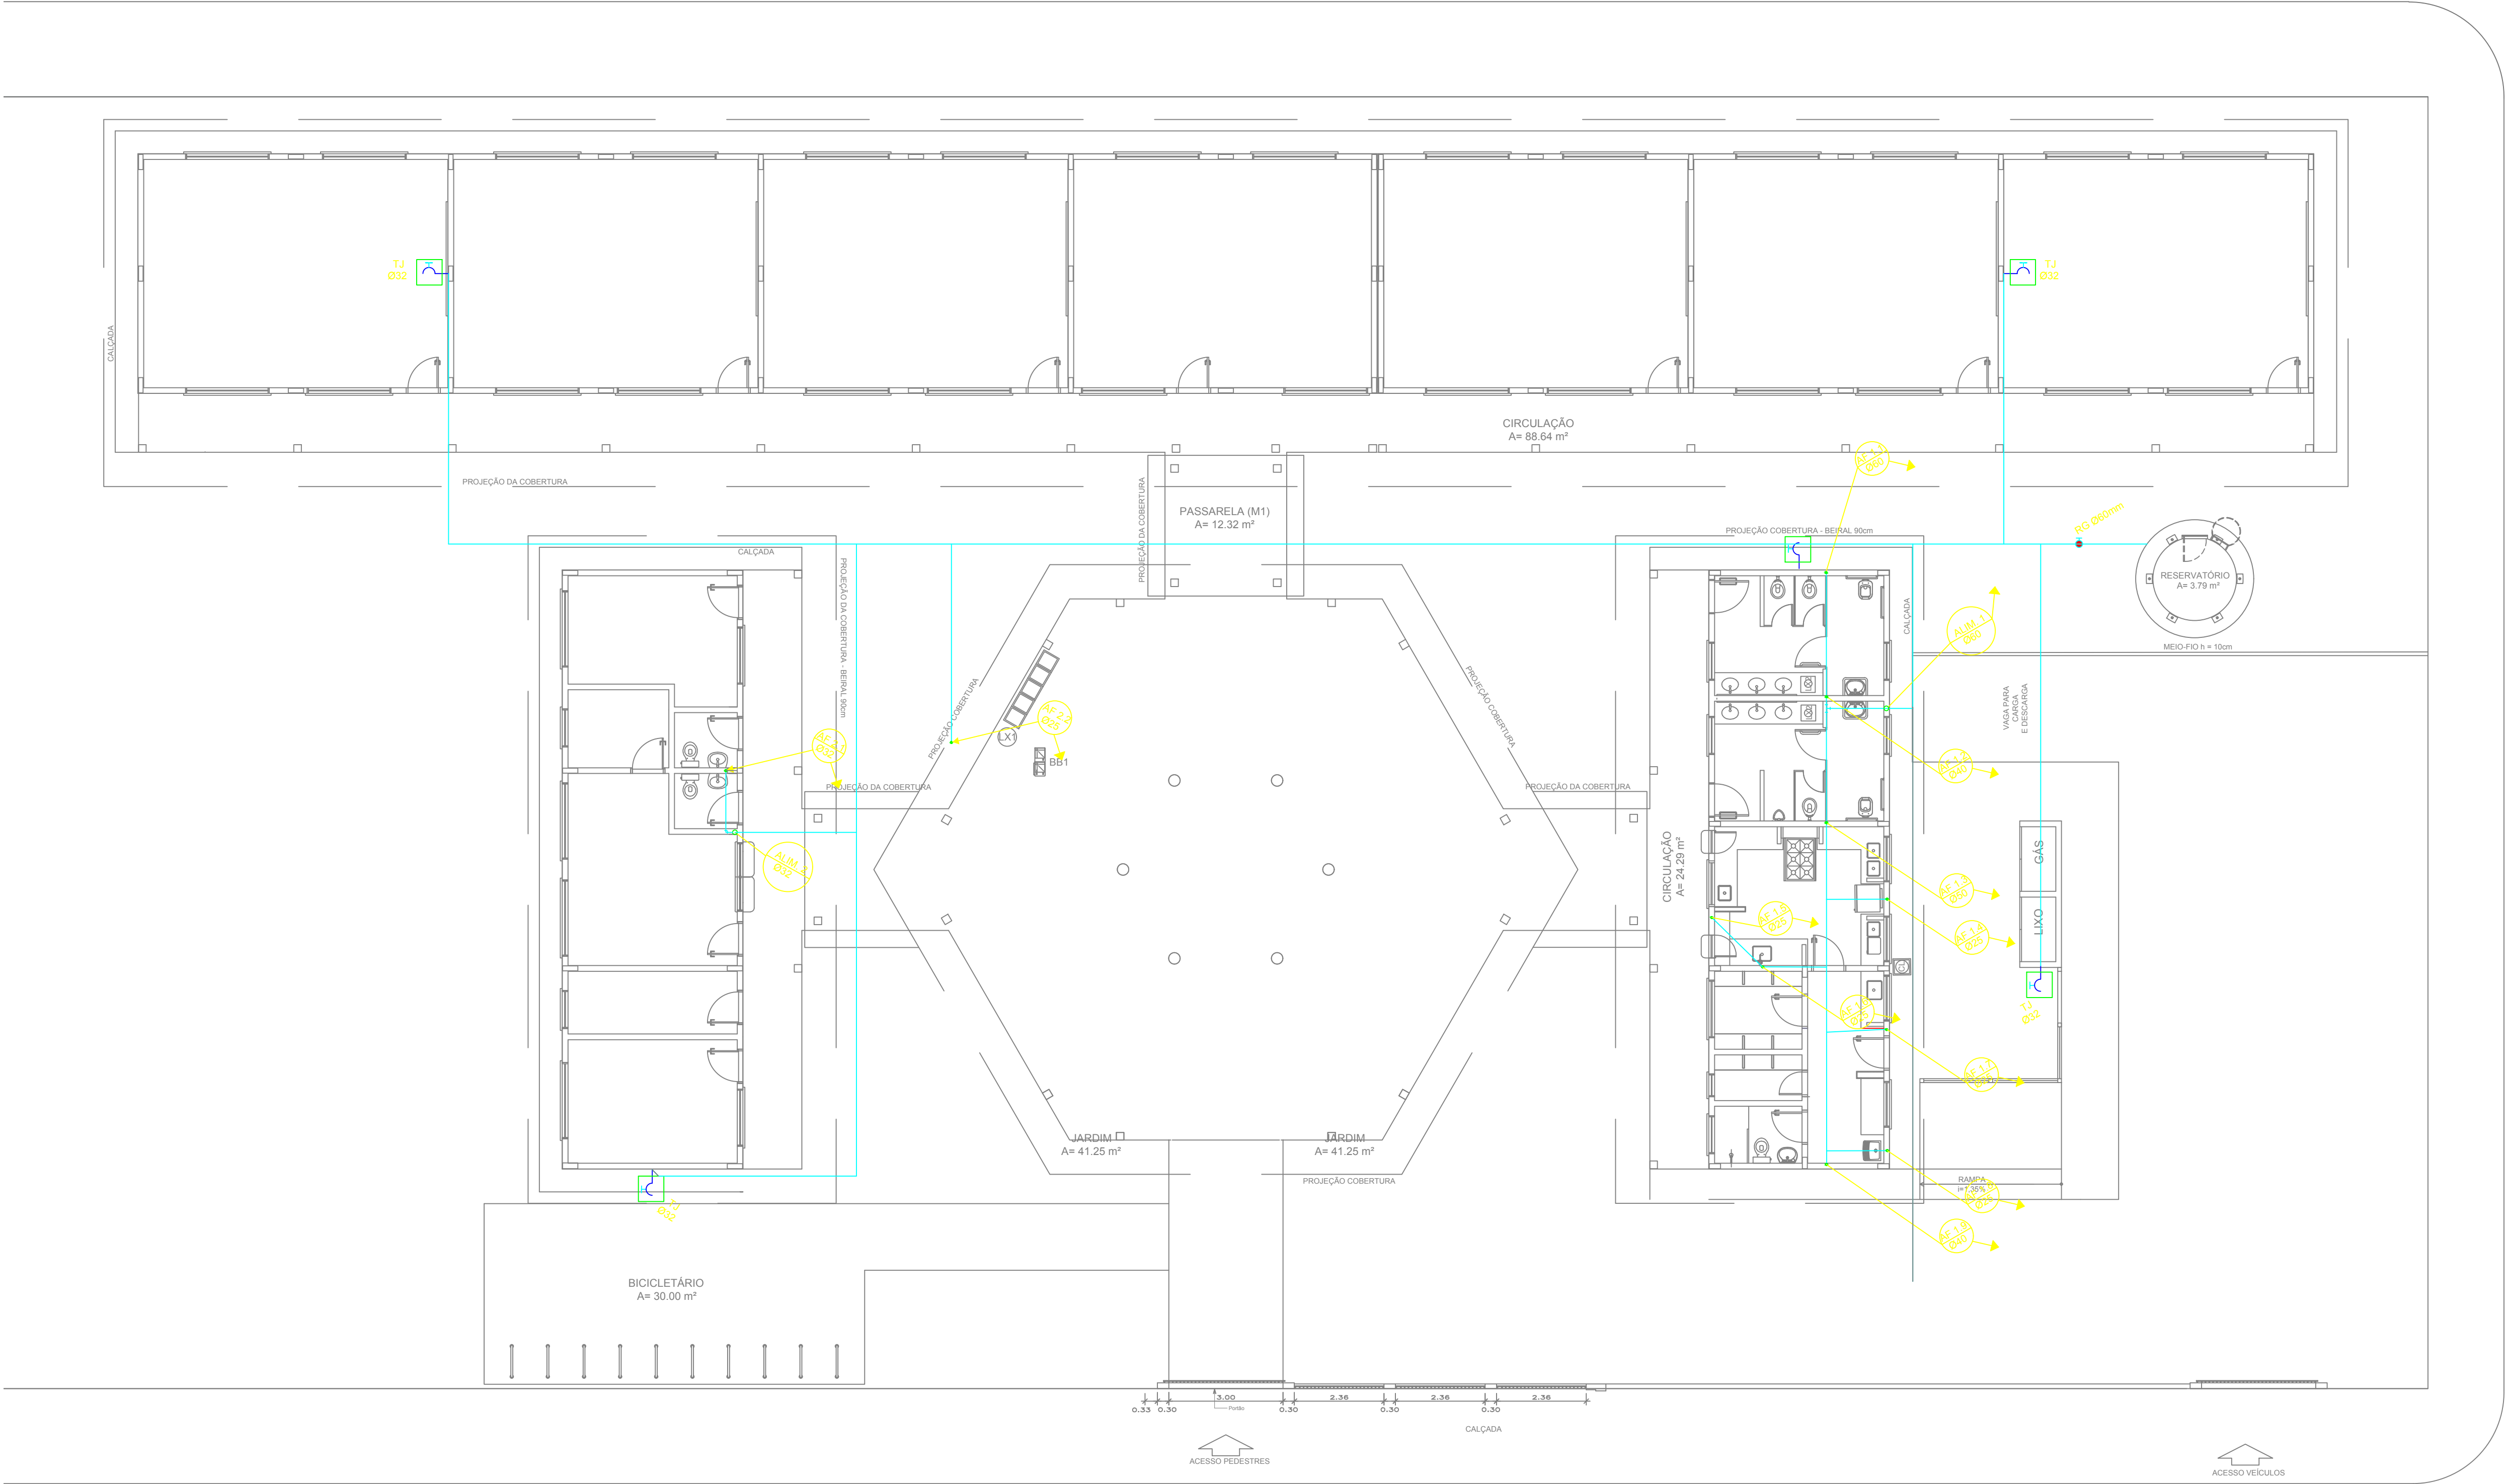

LEGENDA

RG

REGISTRO DE GAVETA

RP

REGISTRO DE PRESSÃO

TA

PONTO DE ÁGUA

TA

TORNEIRA DE JARDIM

TUBULAÇÃO EM PVC AF

TUBULAÇÃO EM PVC AF

SUBIDA DE TUBULAÇÃO

SUBIDA DE TUBULAÇÃO

DESCIDA DE TUBULAÇÃO

DESCIDA DE TUBULAÇÃO

OBSERVAÇÕES:

1. TODA TUBULAÇÃO SERÁ EM PVC RÍGIDO SOLDÁVEL CLASSE 15, COM OS DIÂMETROS (mm) INDICADOS.

2. AS TORNEIRAS DE JARDIM FICARÃO A 50cm DO NÍVEL DO TERRENO.

3. AS TUBULAÇÕES QUE PASSAM PELO SOLO SERÃO ENTERRADAS COMO INDICADO PELAS RESPECTIVAS PROFUNDIDADES. VER DETALHE TUBULAÇÃO ENTERRADA.

1 PLANTA BAIXA - ÁGUA FRIA
ESCALA 1/100

PROJETO HIDROSSANITÁRIO				
 2012 NOVO PROGRESSO 2015	ASSINTE: INSTALAÇÕES DE ÁGUA FRIA PLANTA BAIXA		RESPONSÁVEL TÉCNICO:	
	PROJETO: Prefeitura Municipal de Novo Progresso - PA Praça Látex Balsa		Arnaldo Morbeck Júnior Arquiteto CRM: 70450-01	
	MUNICÍPIO - UF: Novo Progresso - PA			
	LOCAL: Barro: Jardim Paraisópolis			
	DESENHO:			
ÁREA A CONSTRUIR: 870,25 m²		FOLHA: 01/03	ESCALA: Indicadas	DATA: Nov./2022