




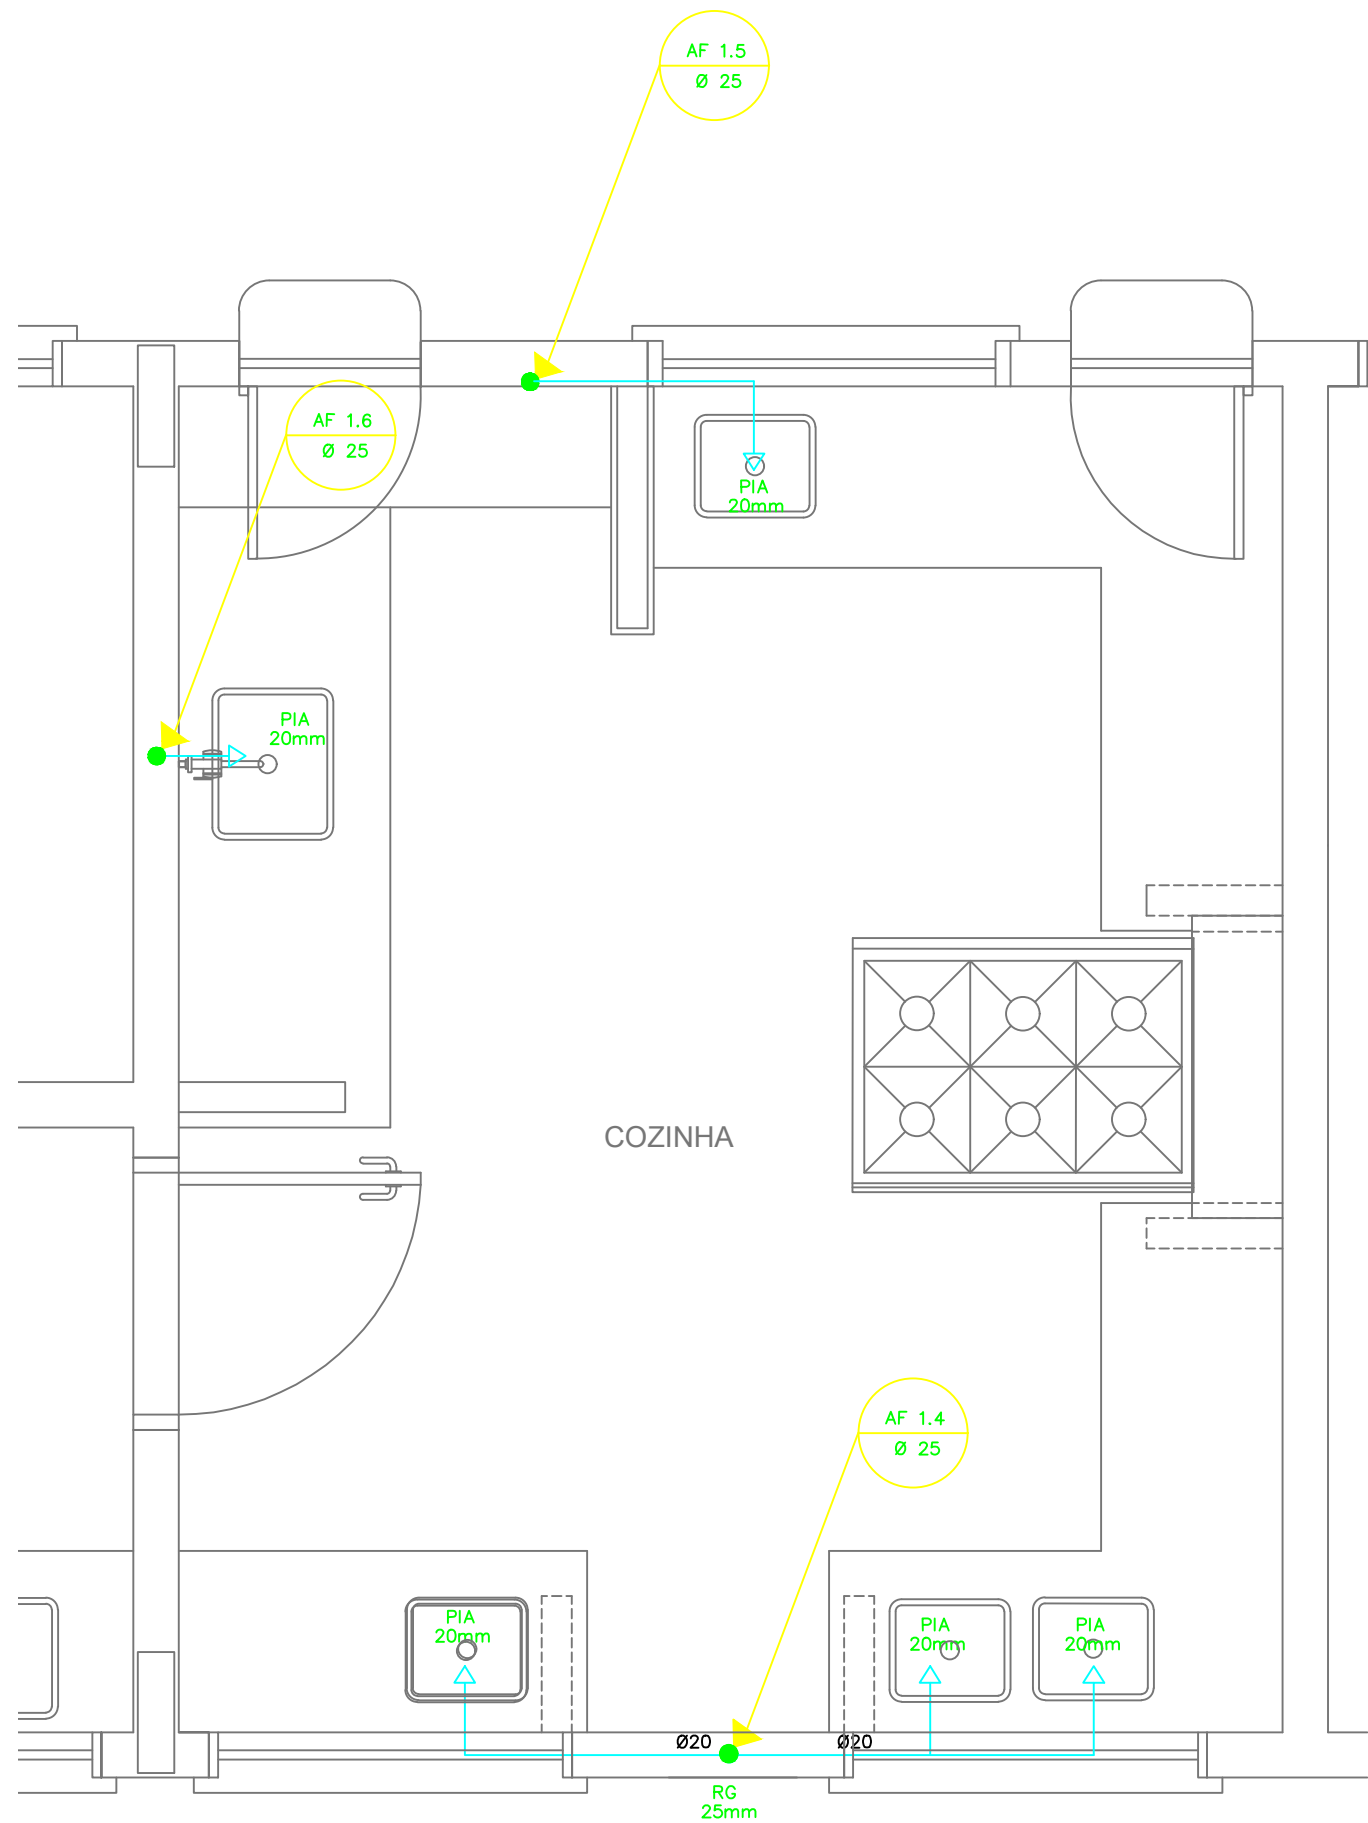

1 COZINHA - PLANTA BAIXA
ESCALA 1/25

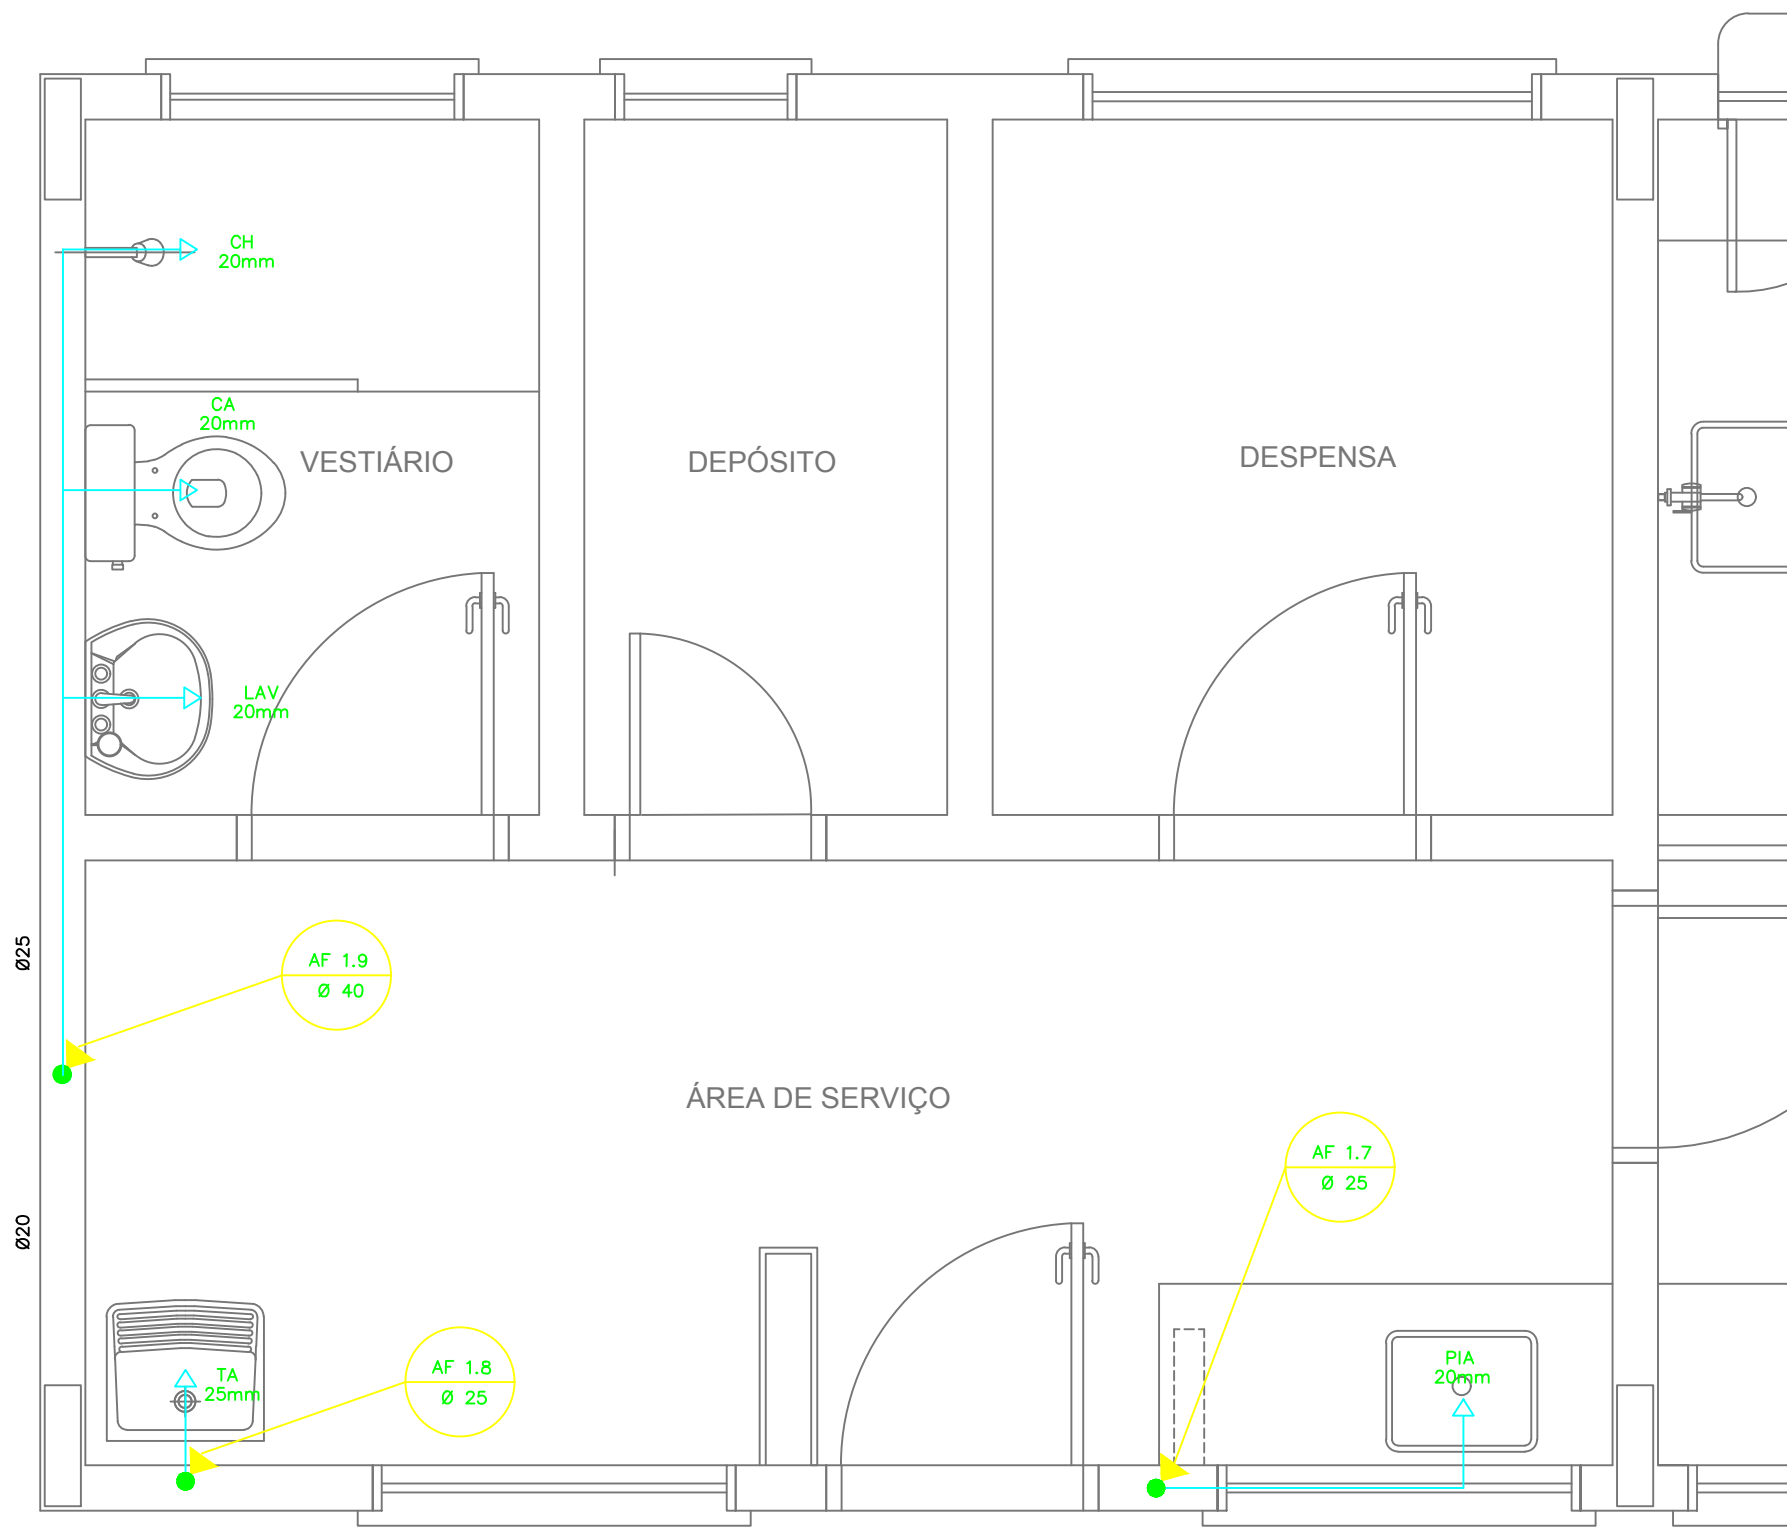

3 ÁREA DE SERVIÇO E VESTIÁRIO - PLANTA BAIXA
ESCALA 1/25

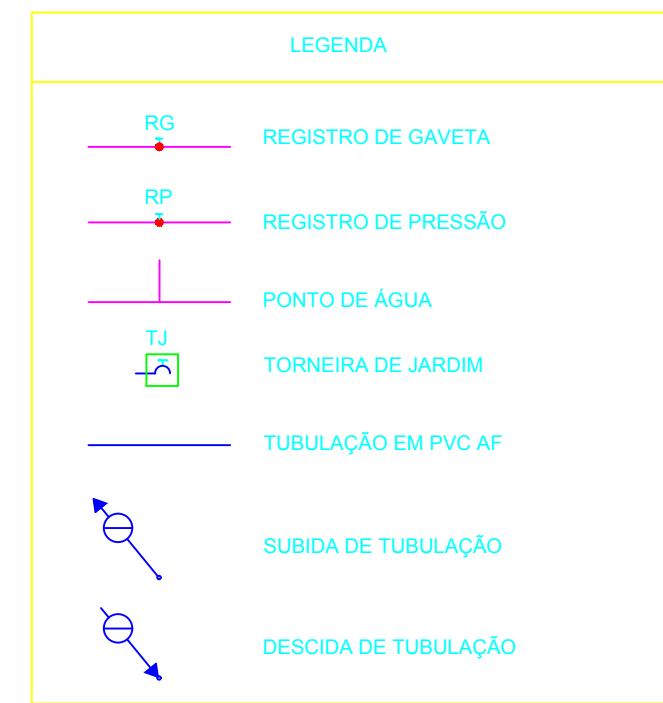

LEGENDA:

LV = LAVATÓRIO
TQ = TANQUE
MIC = MICTÓRIO
RG = REGISTRO DE GAVETA
VD = VÁLVULA DE DESCARGA


CA = CAIXA ACOPLADA
VS = VASO SANITÁRIO
CH = CHUVEIRO
RP = REGISTRO DE PRESSÃO

OBSERVAÇÕES:


1. TODA TUBULAÇÃO SERÁ EM PVC RÍGIDO SOLDÁVEL CLASSE 15, COM OS DIÂMETROS (mm) INDICADOS.

2. AS TORNEIRAS DE JARDIM FICARÃO A 50cm DO NÍVEL DO TERRENO.

3. AS TUBULAÇÕES QUE PASSAM PELO SOLO SERÃO ENTERRADAS COMO INDICADO PELAS RESPECTIVAS PROFUNDIDADES. VER DETALHE TUBULAÇÃO ENTERRADA.

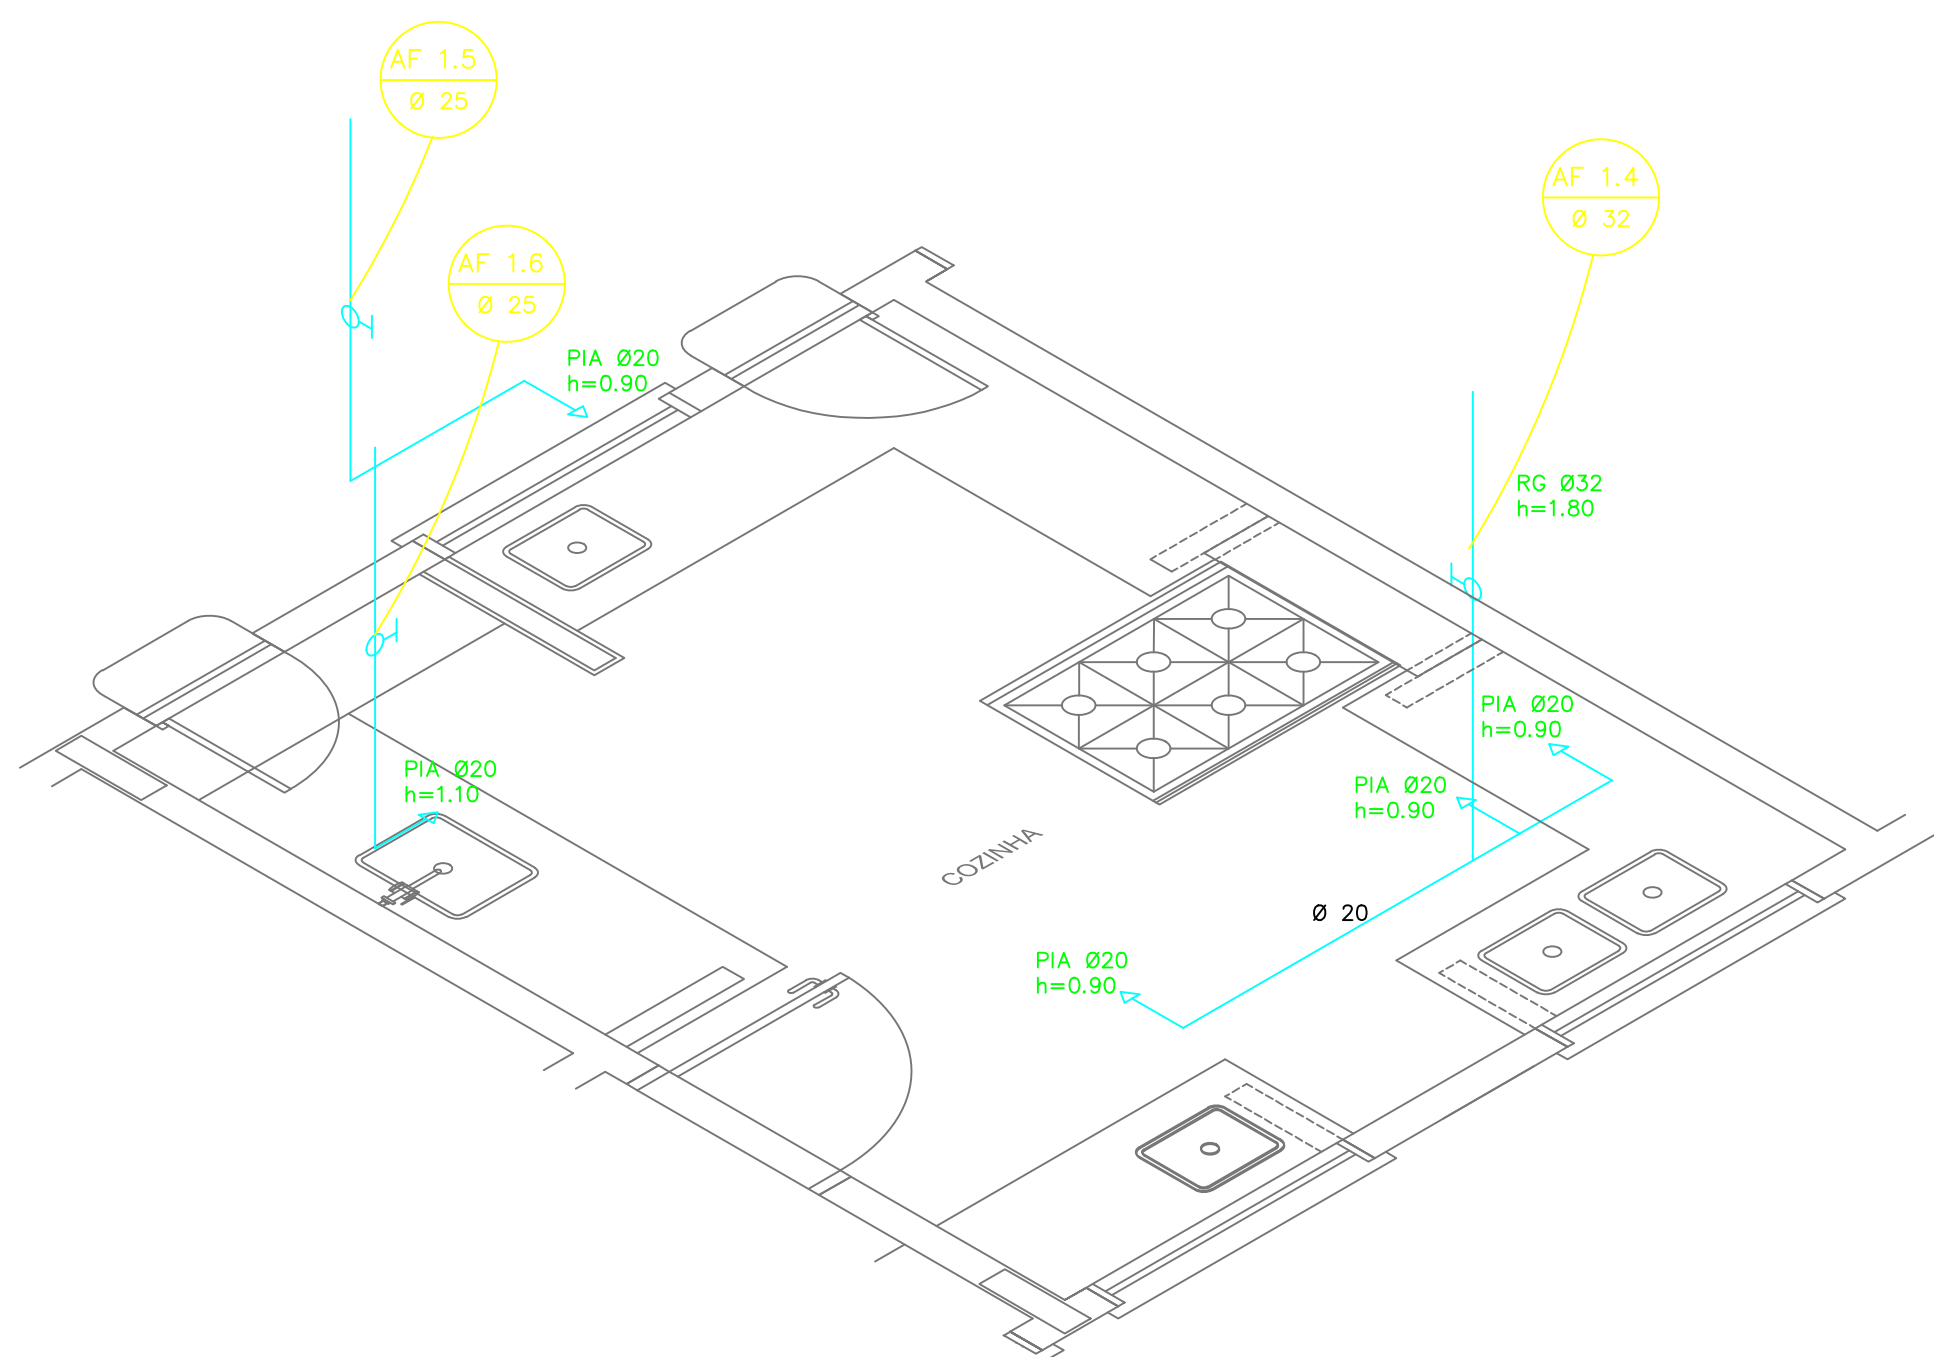

2 COZINHA - ESQUEMA ISOMÉTRICO
ESCALA 1/25

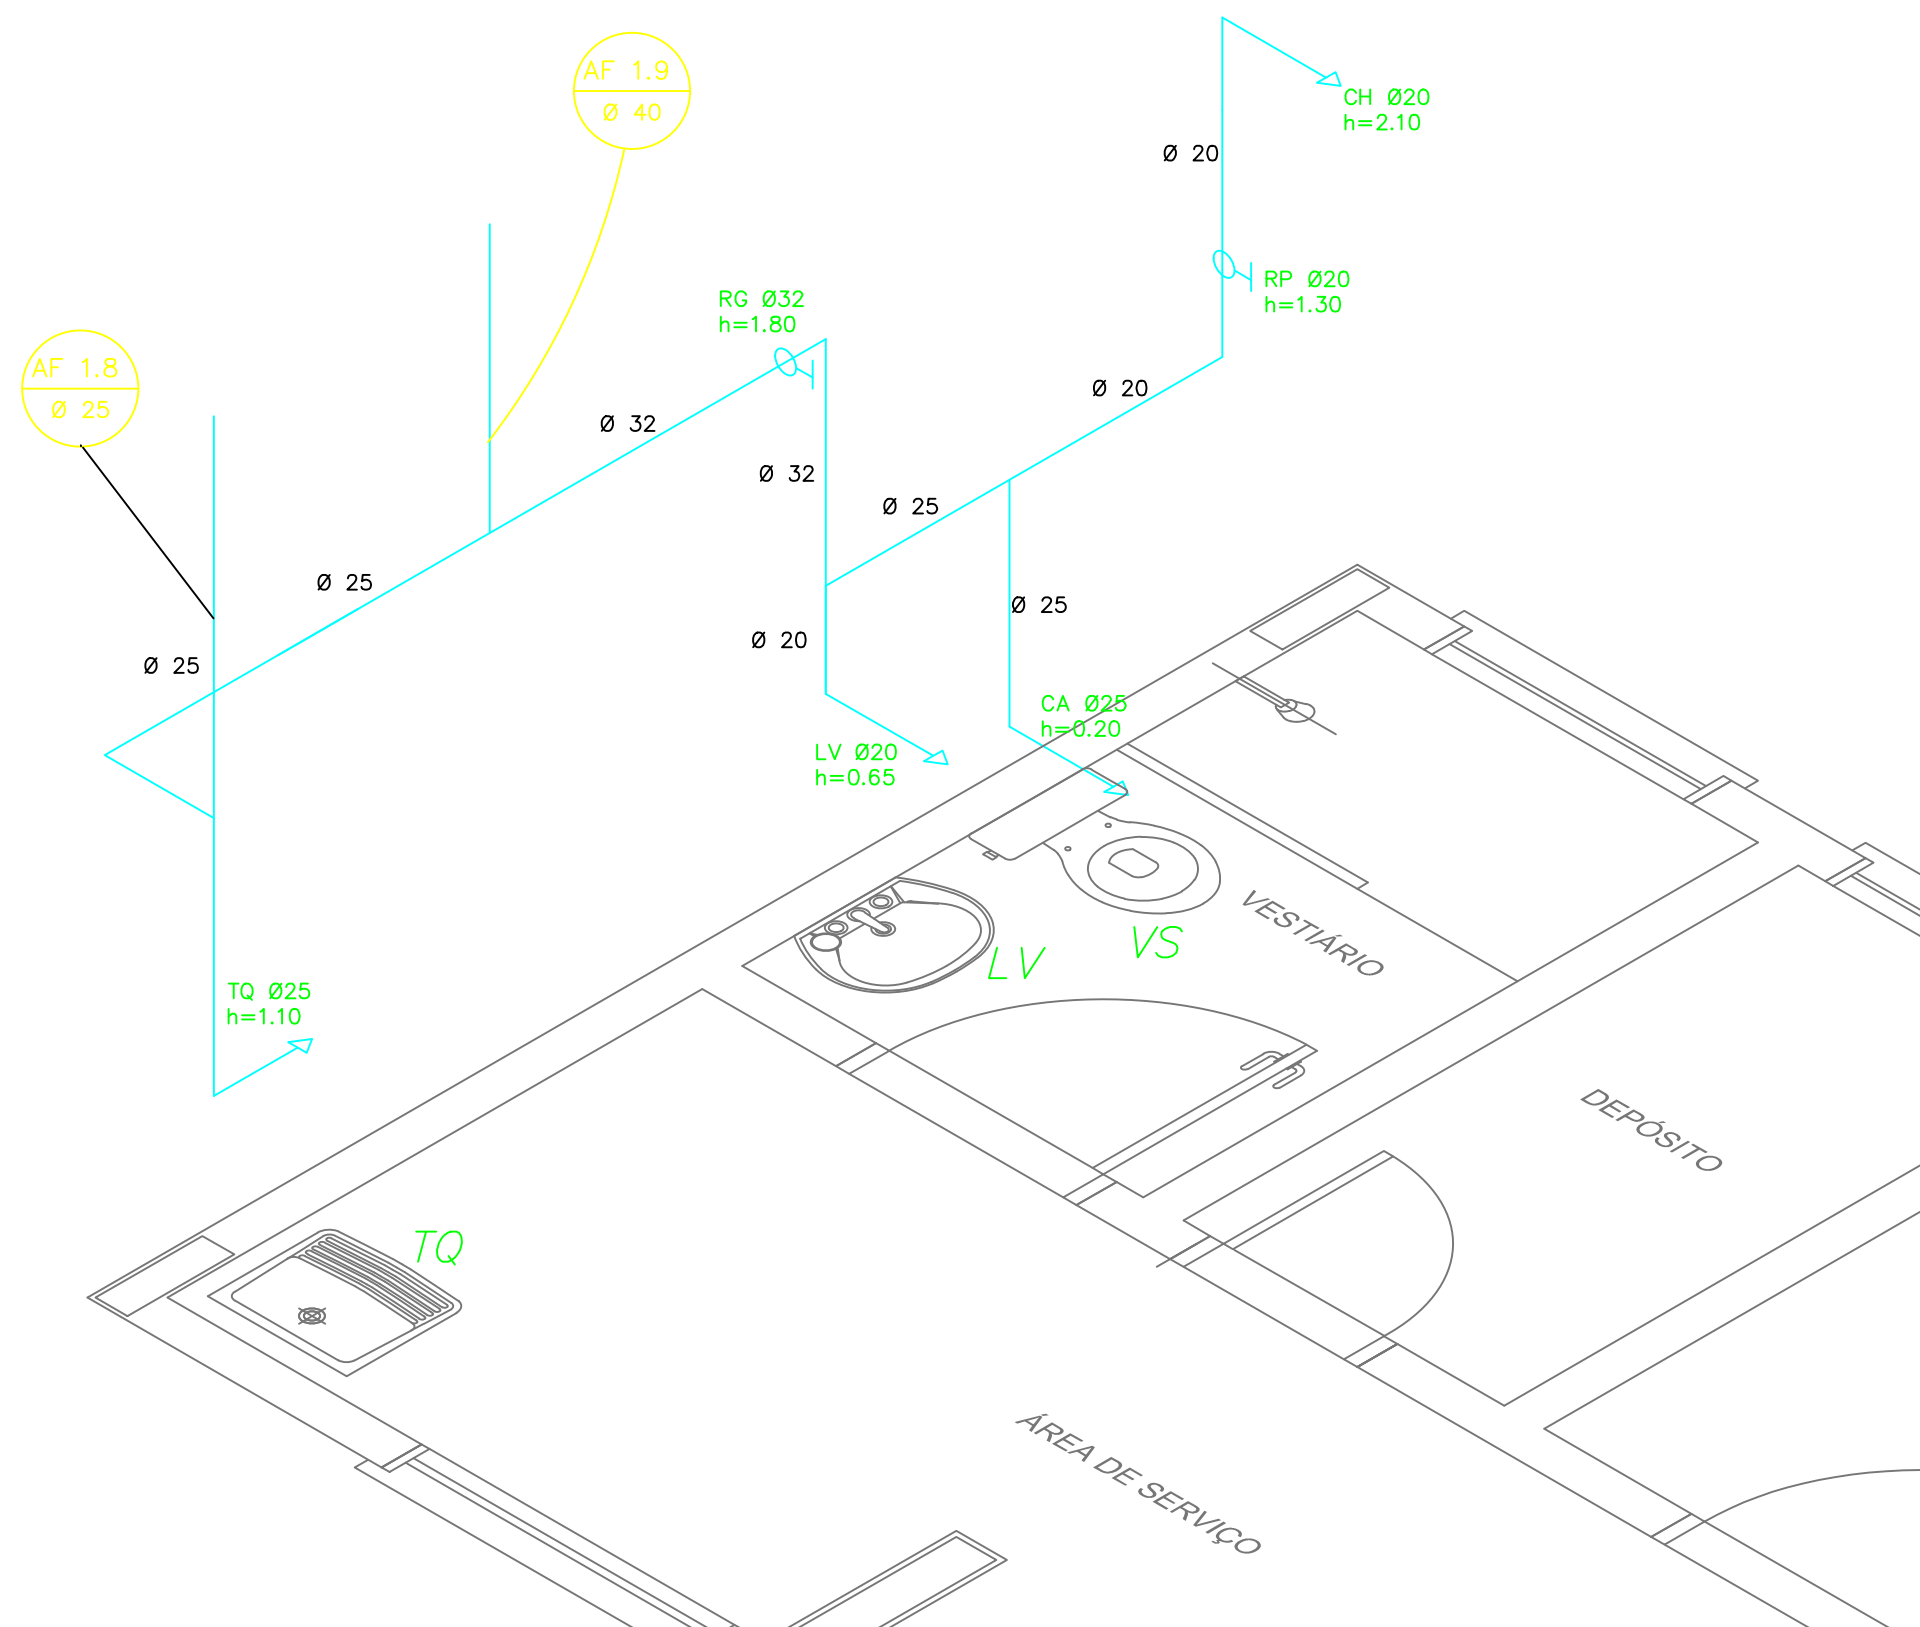

4 ÁREA DE SERVIÇO E VESTIÁRIO - ESQUEMA ISOMÉTRICO
ESCALA 1/25

PROJETO HIDROSSANITÁRIO					
	ASSUNTO: INSTALAÇÕES DE ÁGUA FRIA PLANTAS BAIXAS ESQUEMAS ISOMÉTRICOS		RESPONSÁVEL TÉCNICO:		
	PROPRIETÁRIO: Prefeitura Municipal de Novo Progresso - PA Escola Soremin		Arnaudo Morbeck Júnior Engenheiro Civil CREA - 70430-GO		
	MUNICÍPIO - UF: Novo Progresso - PA				
	DESENHO:		LOCAL: Rua: das Orquídeas Bairro: Soremin	ESCALA: Indicadas	DATA: Nov./2022
ÁREA A CONSTRUIR: 870,25 m ²		FOLHA: 02/03			