




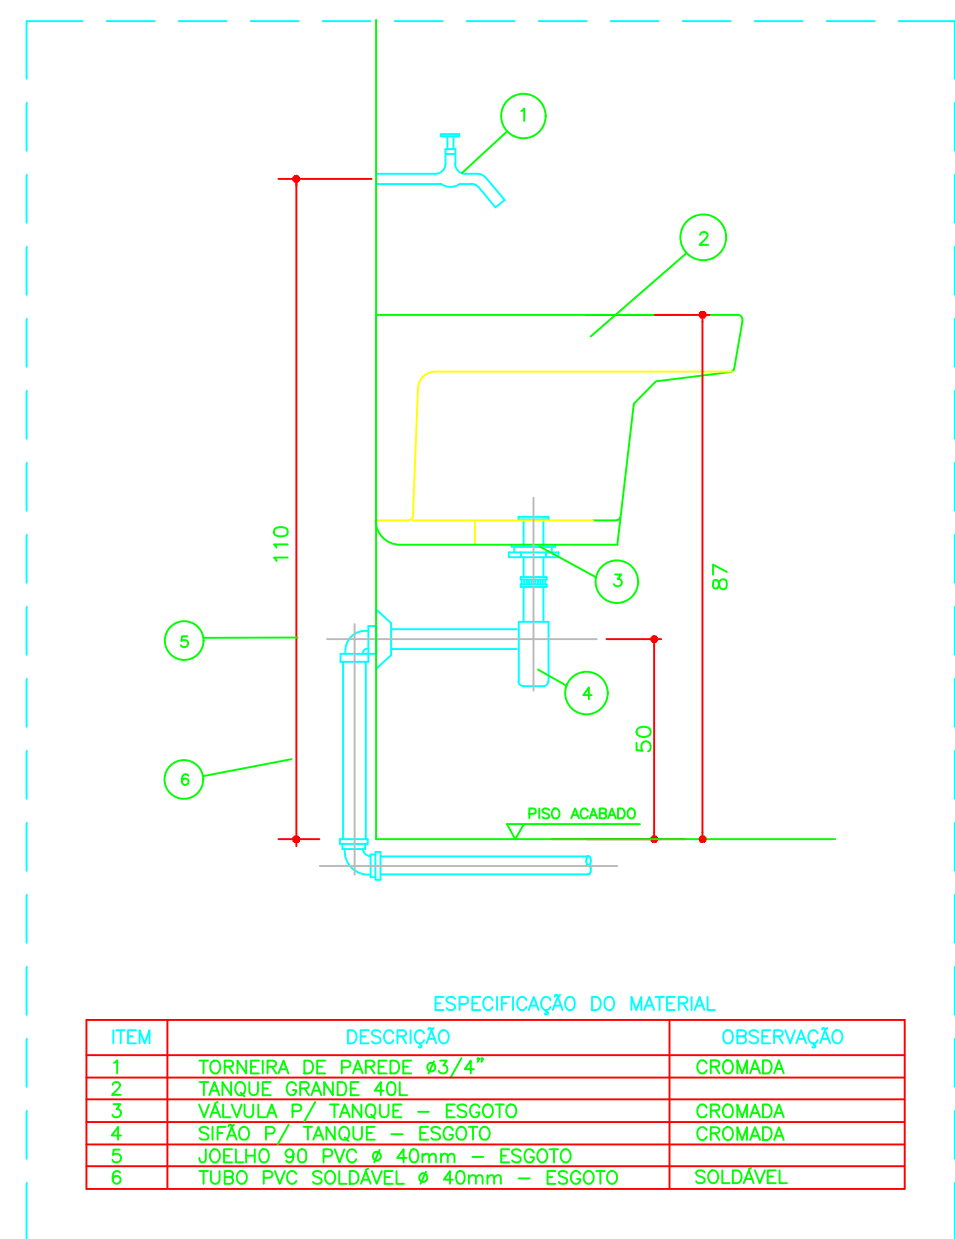


* DETALHE - TANQUE
SEM ESCALA

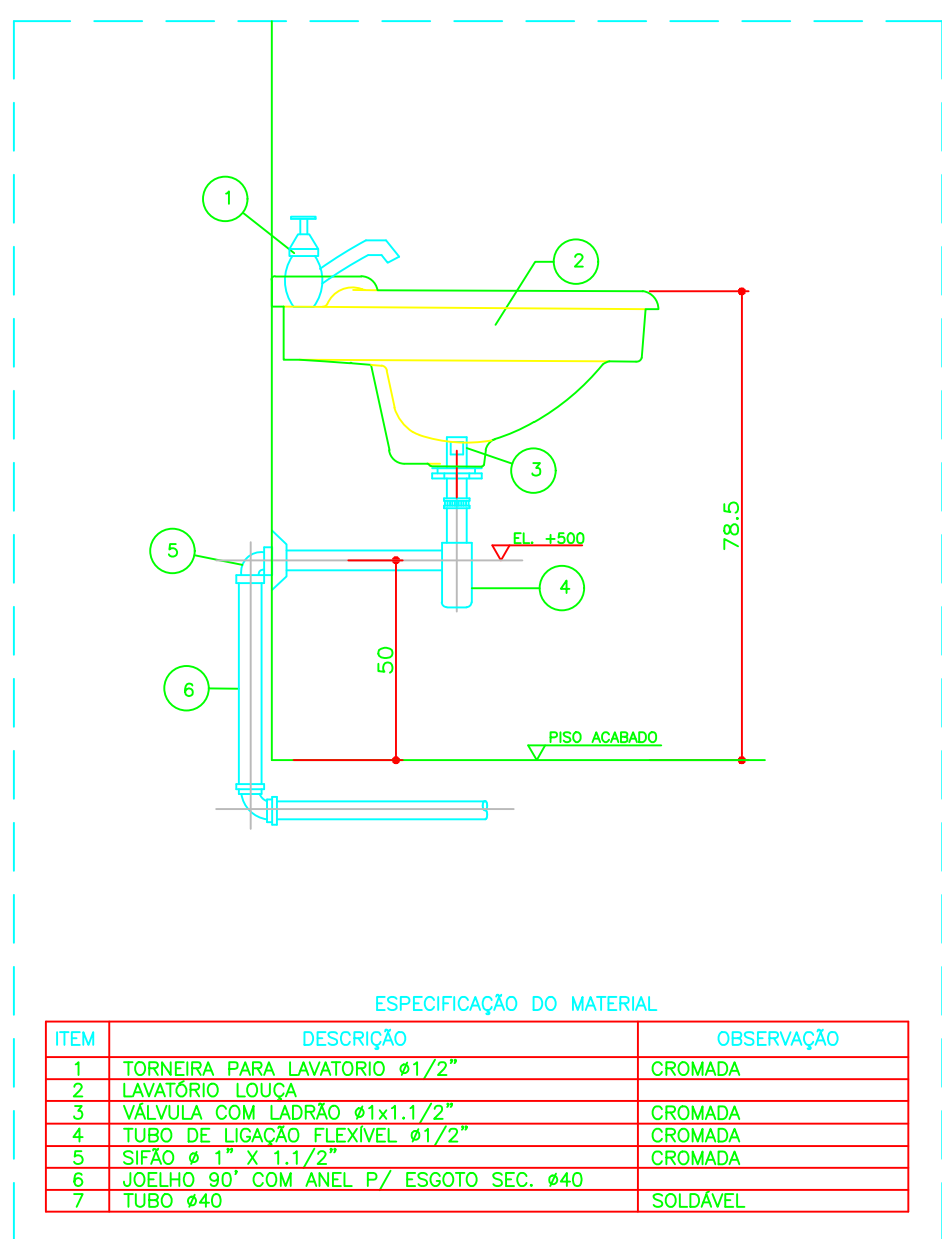

* DETALHE - LAVATÓRIO
SEM ESCALA

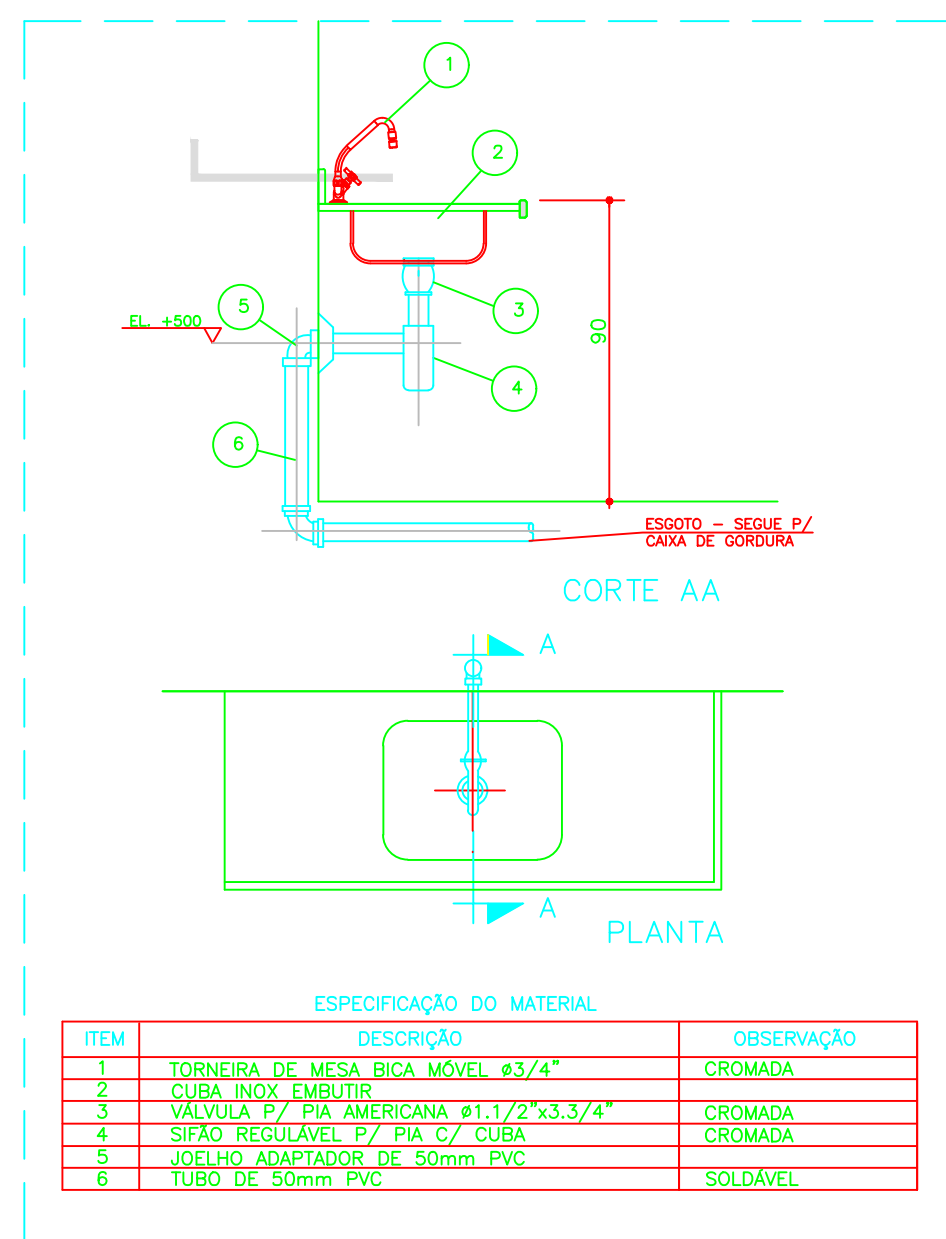

* DETALHE - PIA DA COZINHA
SEM ESCALA

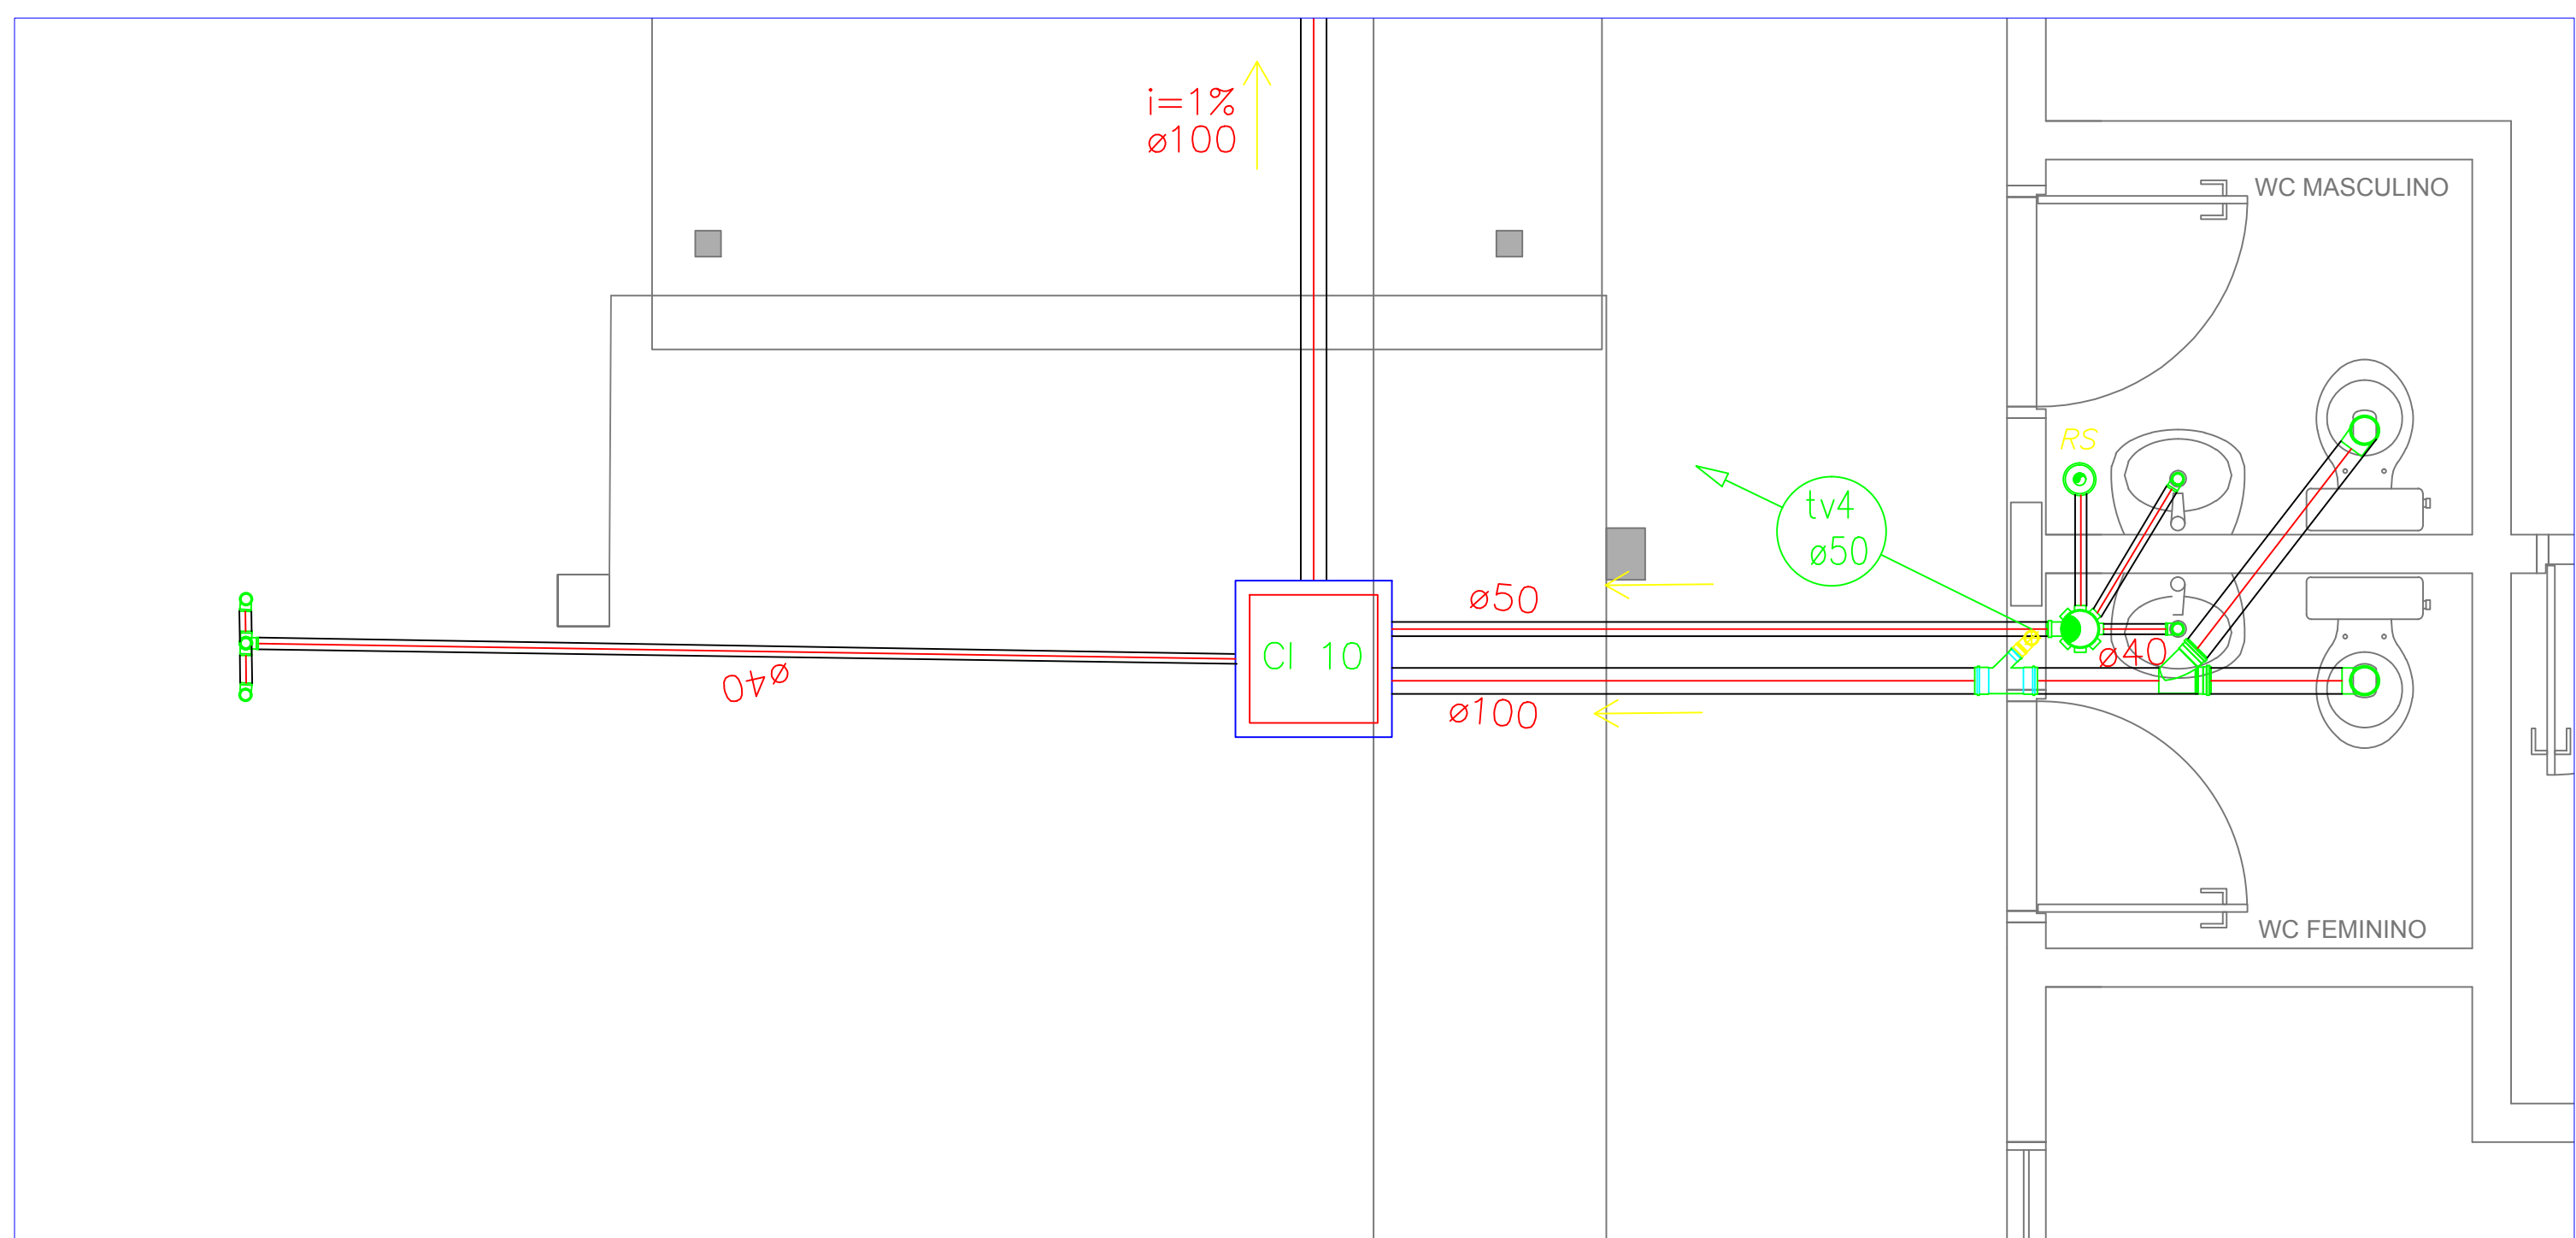


2 PLANTA BAIXA - BLOCO ADMINISTRATIVO
ESCALA 1/25



NOTAS:

1. TODA TUBULAÇÃO E EM PVC RÍGIDO COM MEDIDAS EM MILIMÉTRICOS.

2. AS LIGAÇÕES DEVERÃO ATENDER OS REQUISITOS E NORMAS DAS CONCESSIONÁRIAS LOCAIS.

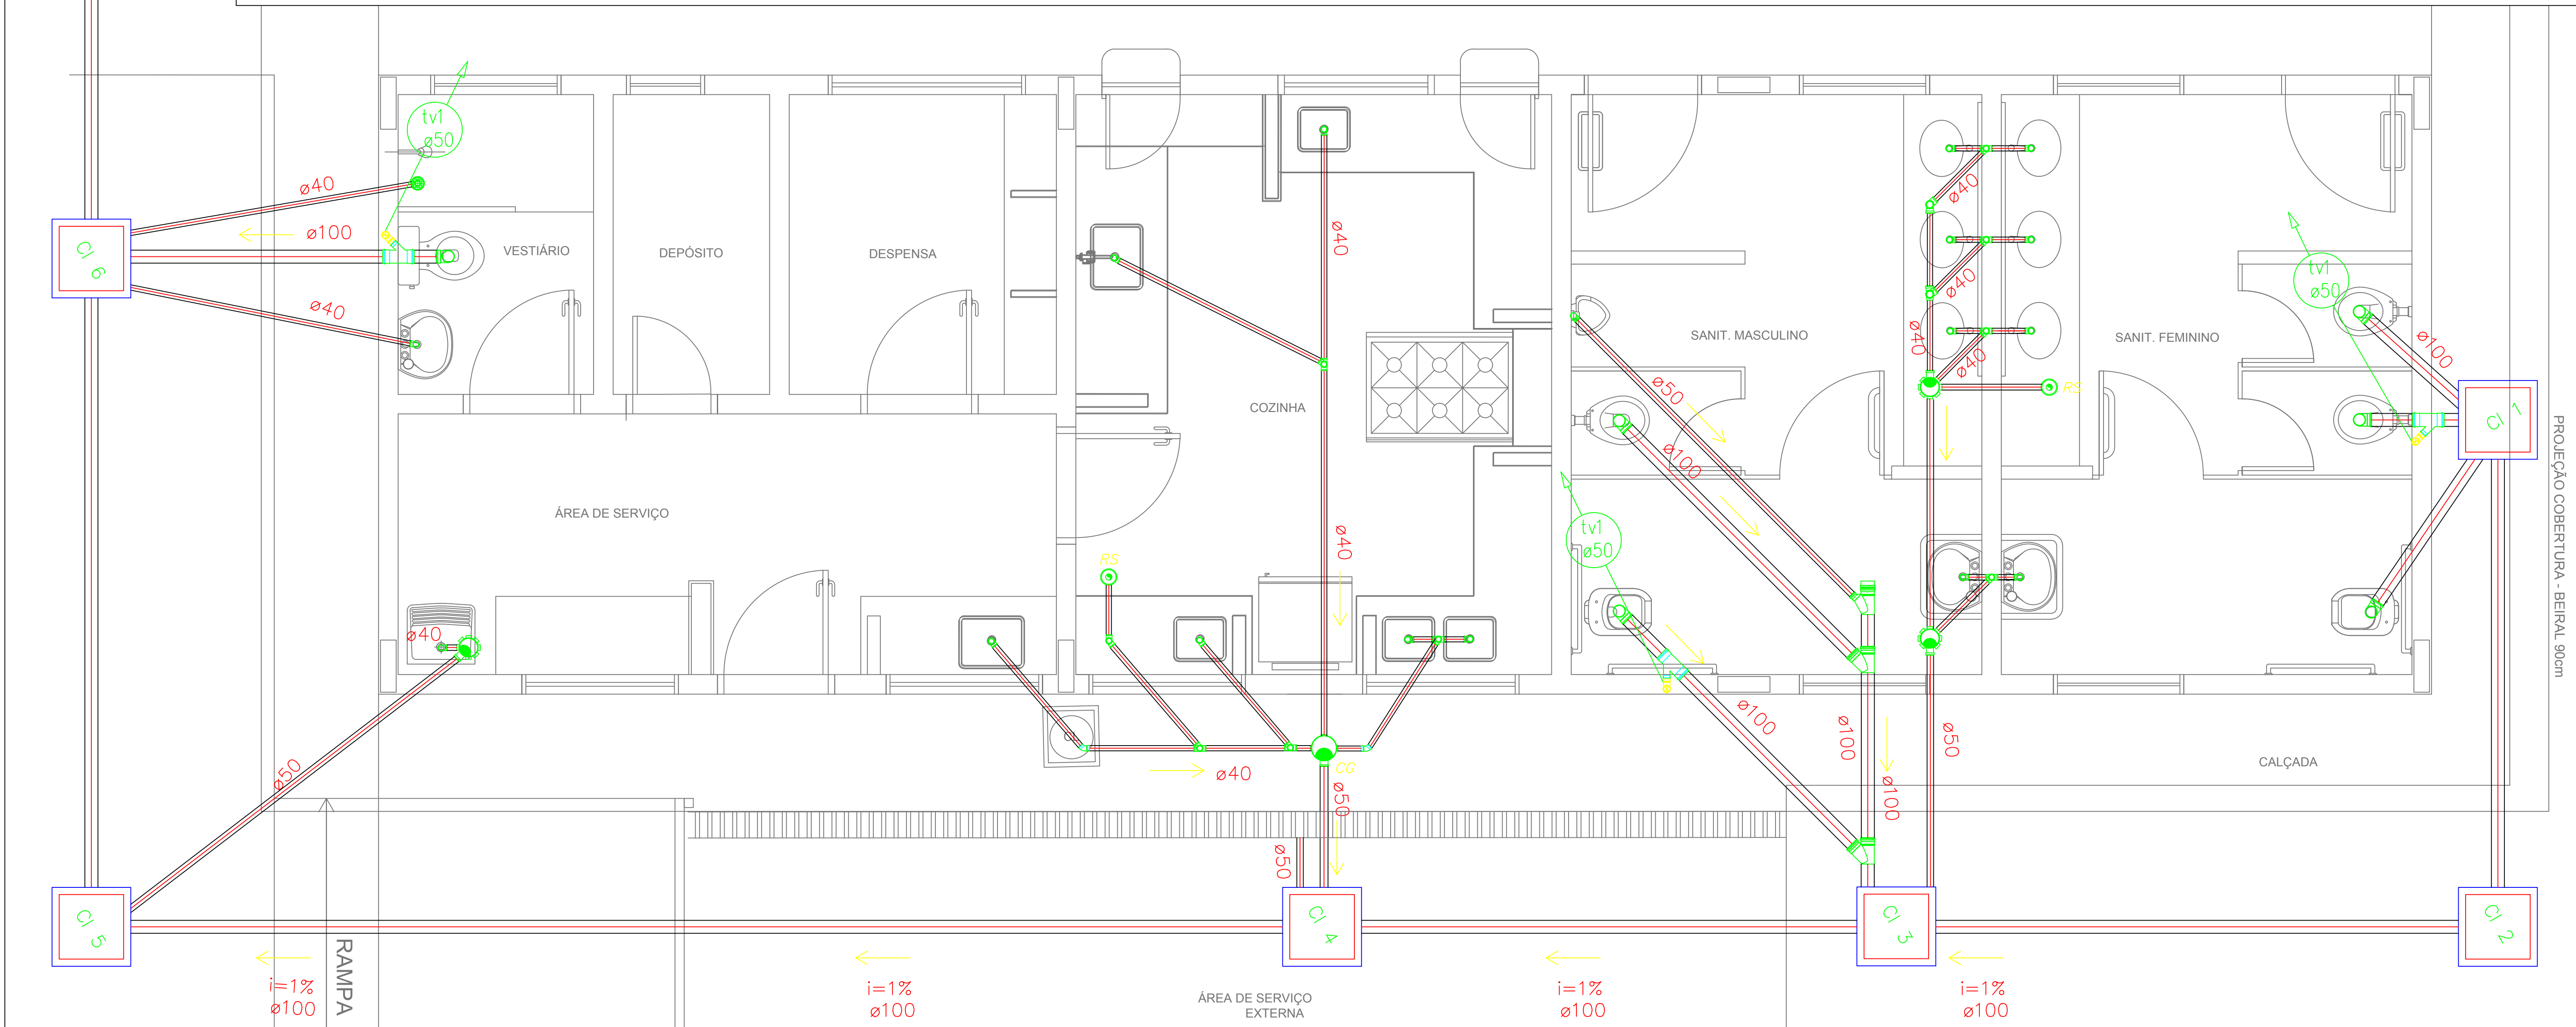

1 PLANTA BAIXA - BLOCO DE SERVIÇO
ESCALA 1/25

PROJETO HIDROSSANITÁRIO

ASSINTE: BLOCO DE SERVIÇO E ADMINISTRATIVO

PROJETO: BLOCO DE SERVIÇO E ADMINISTRATIVO

LOCAL: Novo Progresso - PA

ÁREA A SER ATENDIDA: 870,25 m²

DATA: Nov./2022

RESPONSÁVEL TÉCNICO:

Arnaldo Morbeck Júnior

PROJETO: BLOCO DE SERVIÇO E ADMINISTRATIVO

LOCAL: Novo Progresso - PA

DATA: Nov./2022