
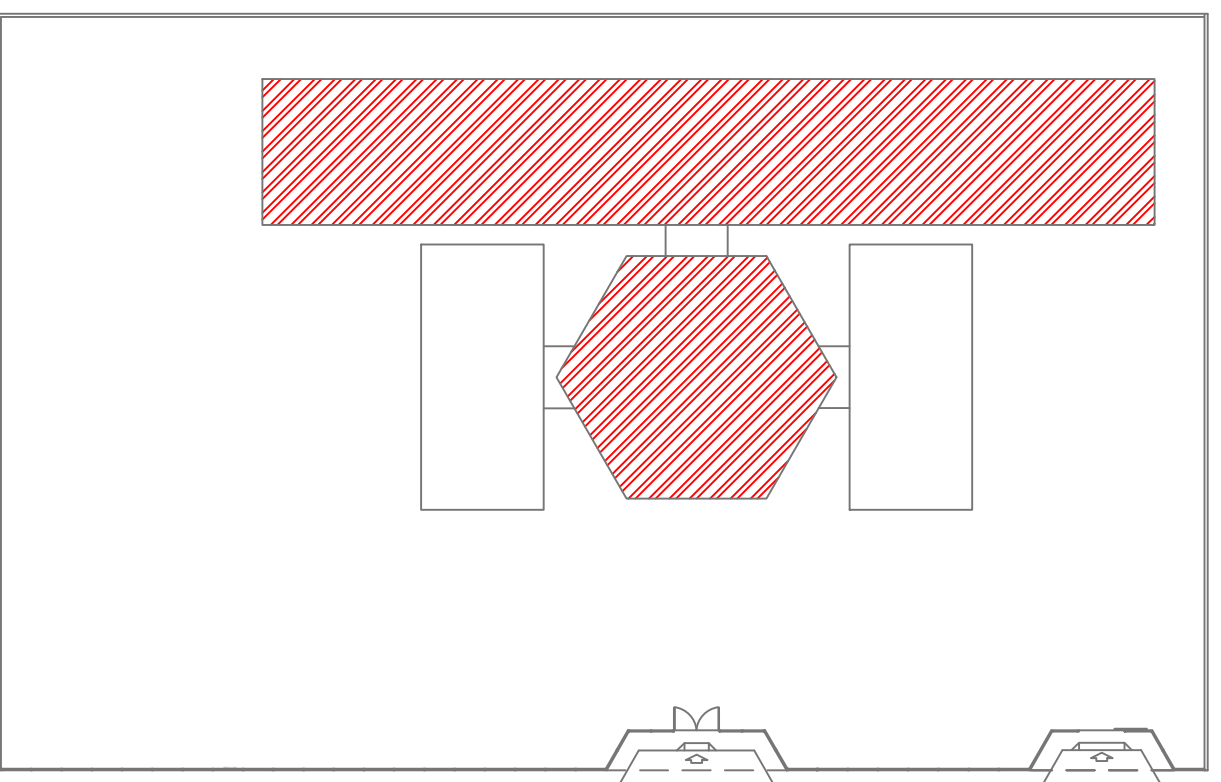
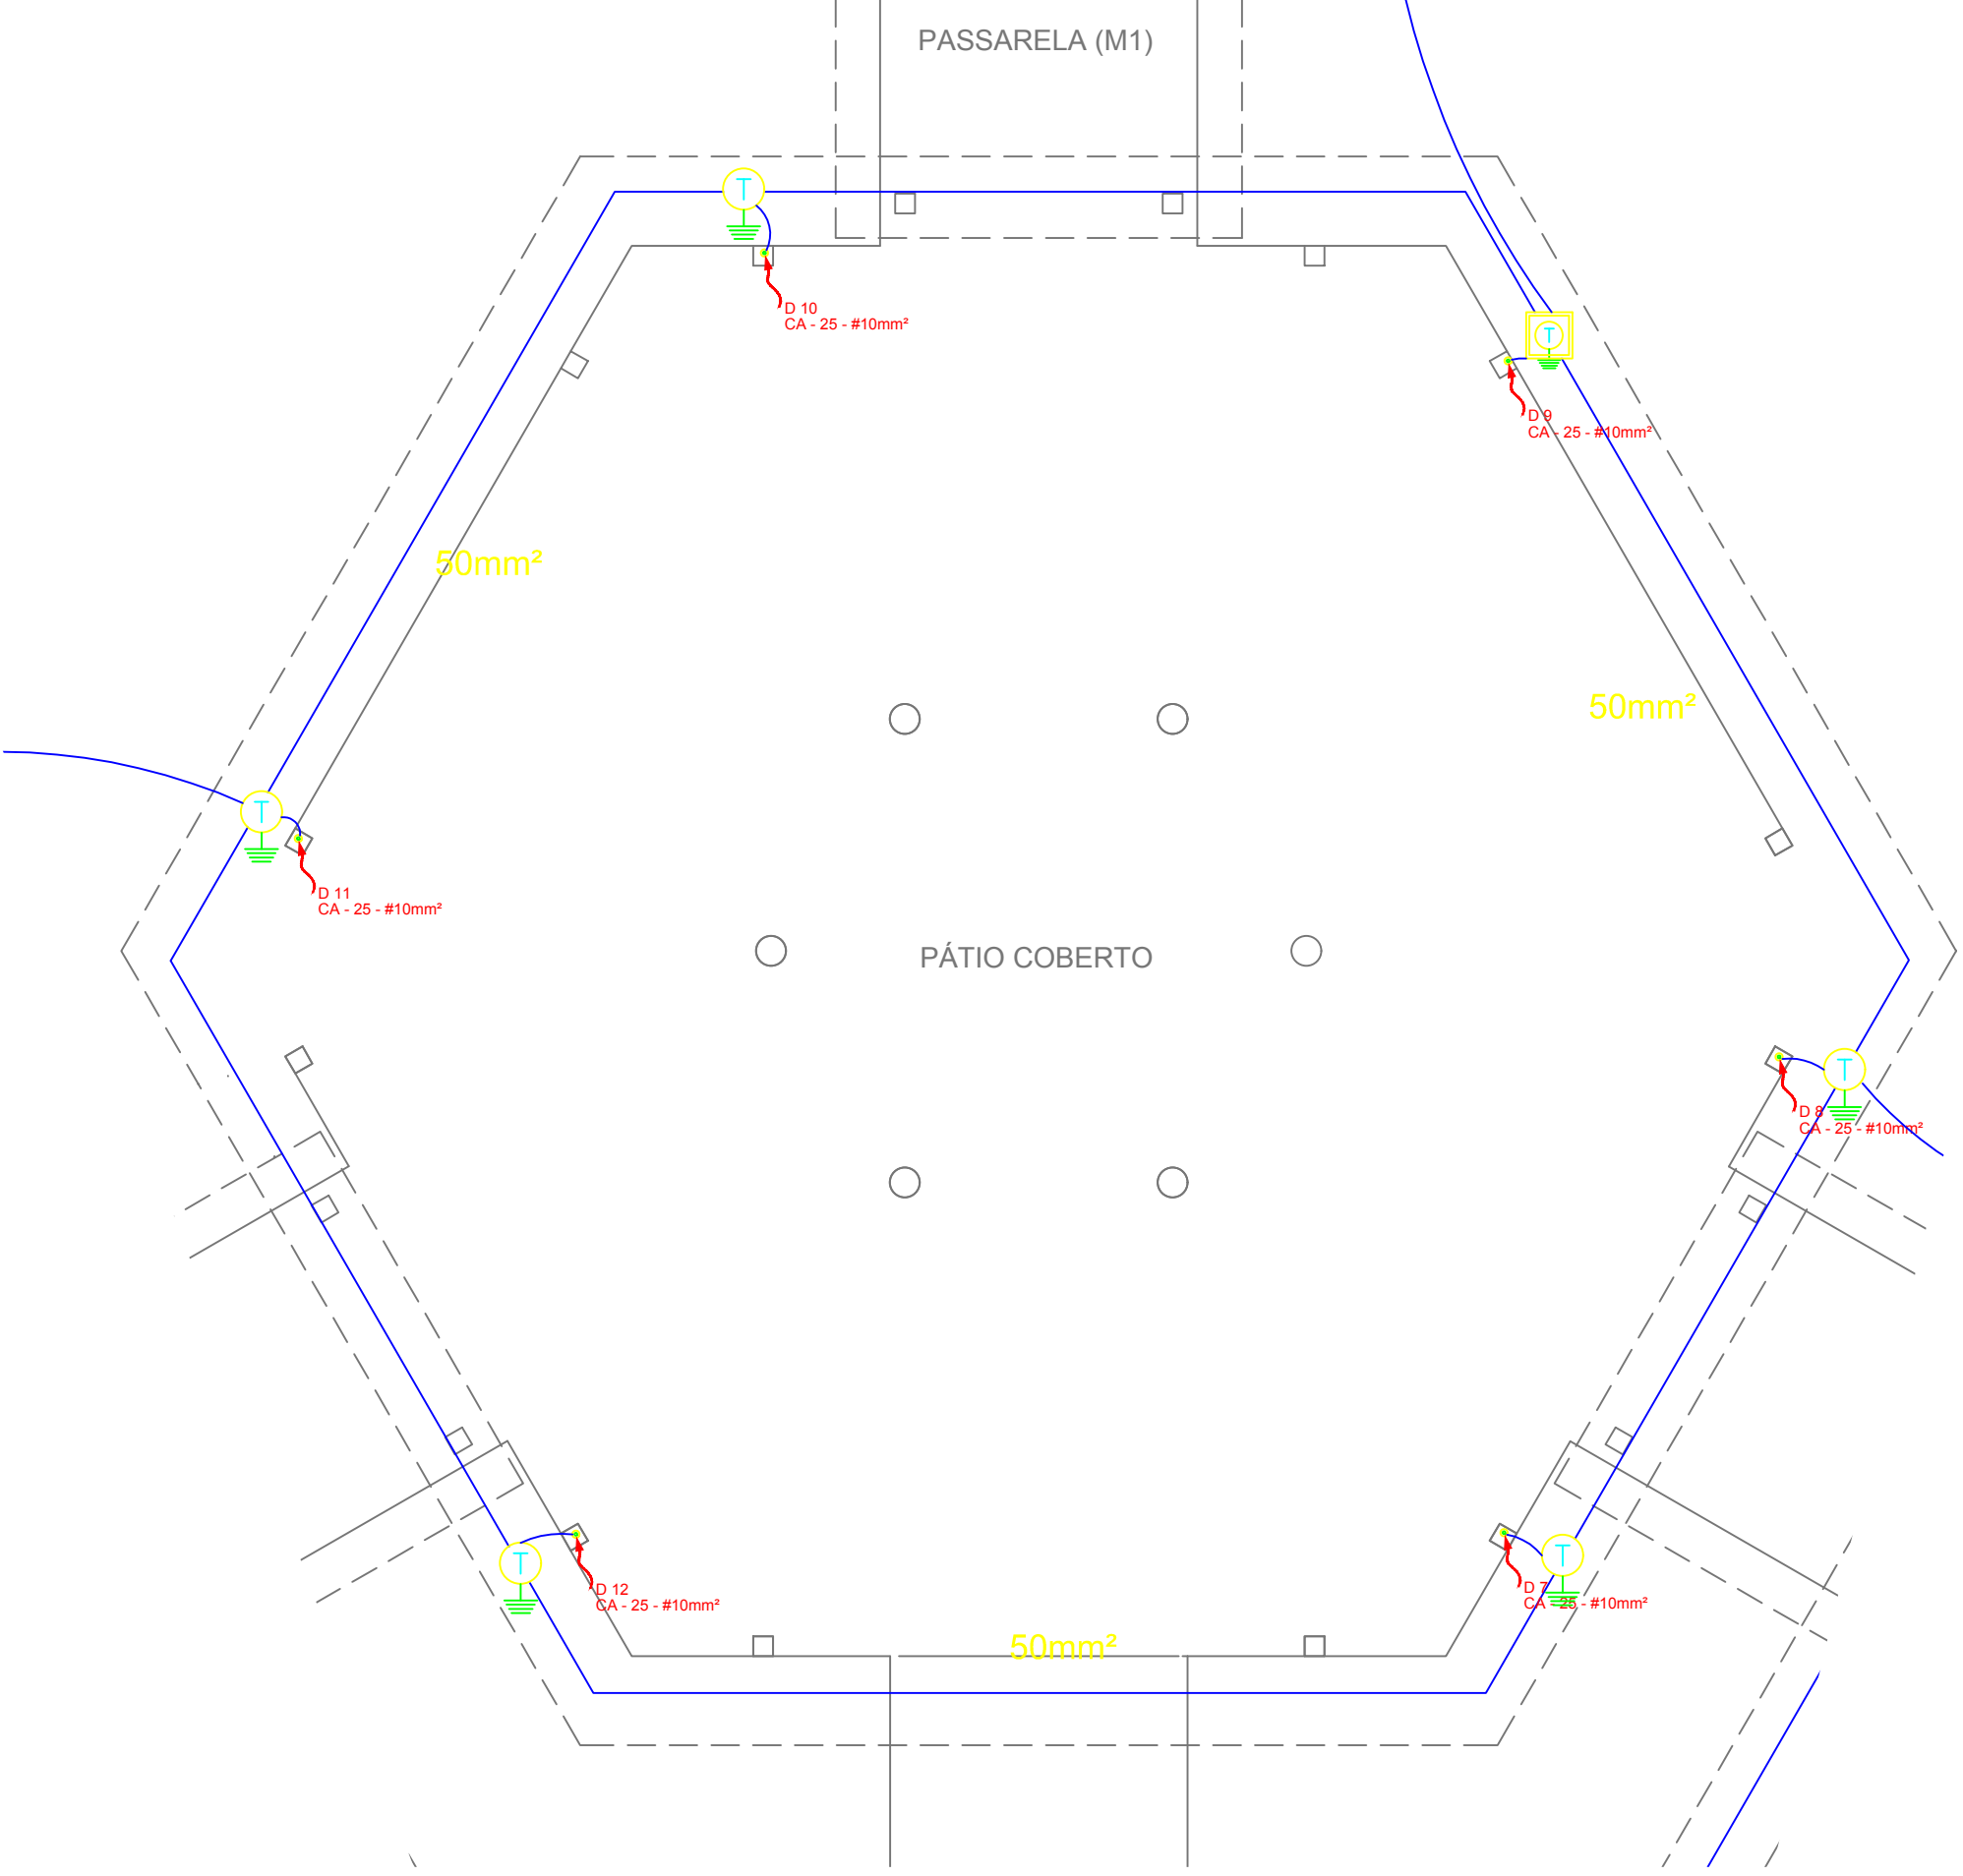


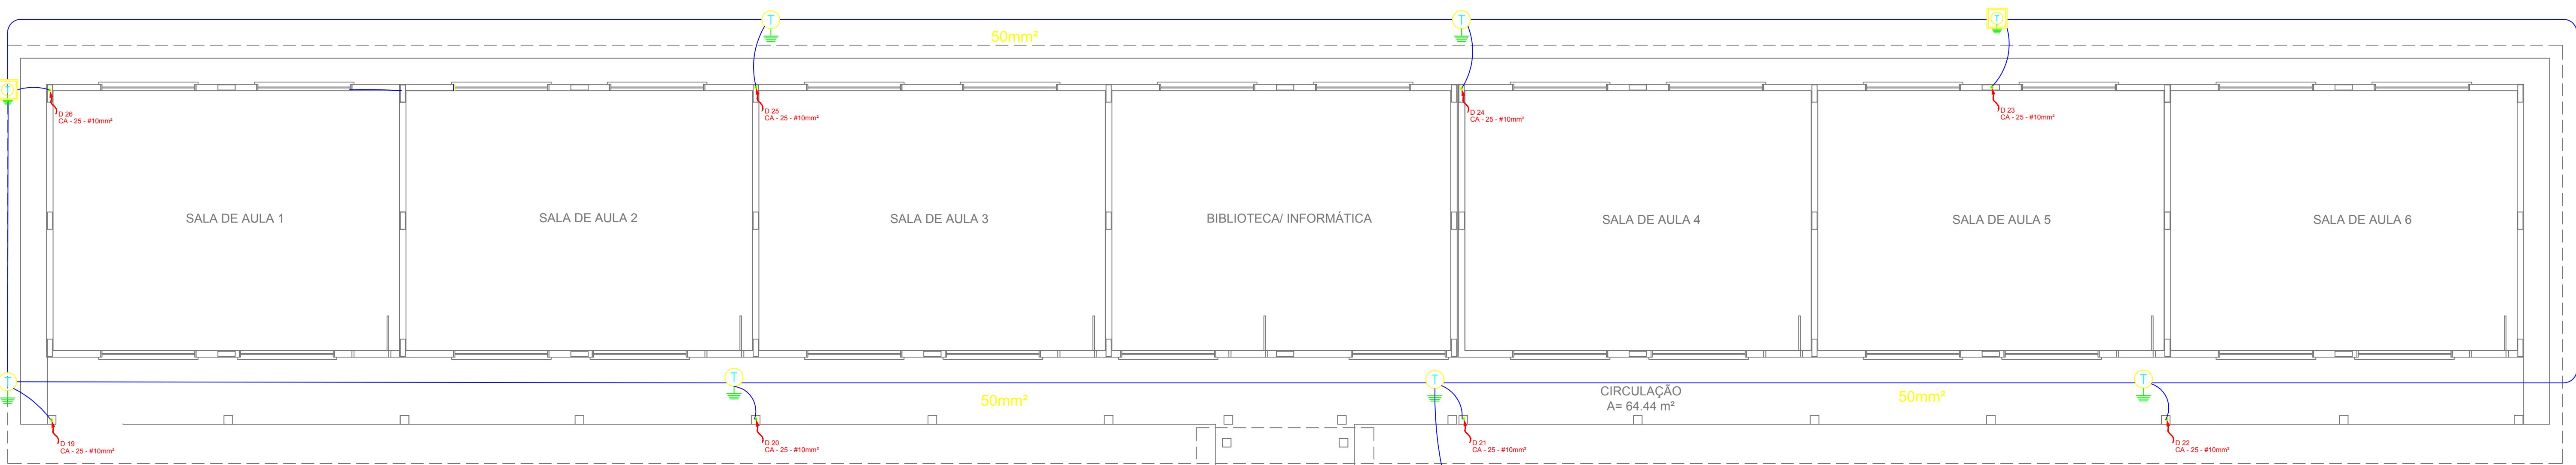

LEGENDA

CAPTOR TIPO FRANKLIN

ATERAMENTO COM HASTE

CAIXA DE VISITA DE ATERAMENTO COM HASTE

CABO DE COBRE NU (CORDOALHA)

VERGALHÃO CA25-Ø10mm

DESCIDA DO SPDA

CAIXA DE EQUALIZAÇÃO

OBSERVAÇÃO

VALOR OHMICO DO ATERAMENTO

01 - APÓS A EXECUÇÃO DA INSTALAÇÃO CONFORME ESTE PROJETO TODOS OS SISTEMAS DE ATERAMENTO DEVERÃO TER SUA RESISTÊNCIA MEDIDA. SE O VALOR MEDIDO ULTRAPASSAR 10 OHMS, ACRESCENTAR ELETRODOS ATÉ ATINGIR ESTE VALOR. PODERÁ TAMBÉM SER USADO ATERAGEL DO TIPO SIMILAR.

02 - A RESISTÊNCIA DA CONTINUIDADE ELÉTRICA DAS ARMADURAS DO SISTEMA DEVE SER INFERIOR A 1 OHM.

03 - ALÉM DOS NEUTROS DEVERÃO SER LIGADOS AOS FIOS TERRA TODAS AS PARTES METÁLICAS NÃO ENERGIZADAS.

NOTAS

01 - A PROFUNDIDADE MÍNIMA PARA MALHA DE ATERAMENTO É DE 50 CM.

02 - AS MALHAS DE ATERAMENTO DOS SISTEMAS ELÉTRICOS E PROTEÇÃO ATMOSFÉRICA DEVERÃO SER INTERLIGADOS, FORMANDO APENAS UM SISTEMA.

1 PLANTA BAIXA - BL. PEDAGÓGICO/ PÁTIO COBERTO
ESCALA 1/50

INSTALAÇÕES ELÉTRICAS 110V/220V

PROJETO: PLANTA BAIXA
PLANTA DE COBERTURA
LIGAÇÃO
PROJETO: PLANTA BAIXA
PLANTA DE COBERTURA
LIGAÇÃO
PROJETO: PLANTA BAIXA
PLANTA DE COBERTURA
LIGAÇÃO

PROJETO: PLANTA BAIXA
PLANTA DE COBERTURA
LIGAÇÃO
PROJETO: PLANTA BAIXA
PLANTA DE COBERTURA
LIGAÇÃO
PROJETO: PLANTA BAIXA
PLANTA DE COBERTURA
LIGAÇÃO

870,25 m²02/05IndicadasNov./2022