




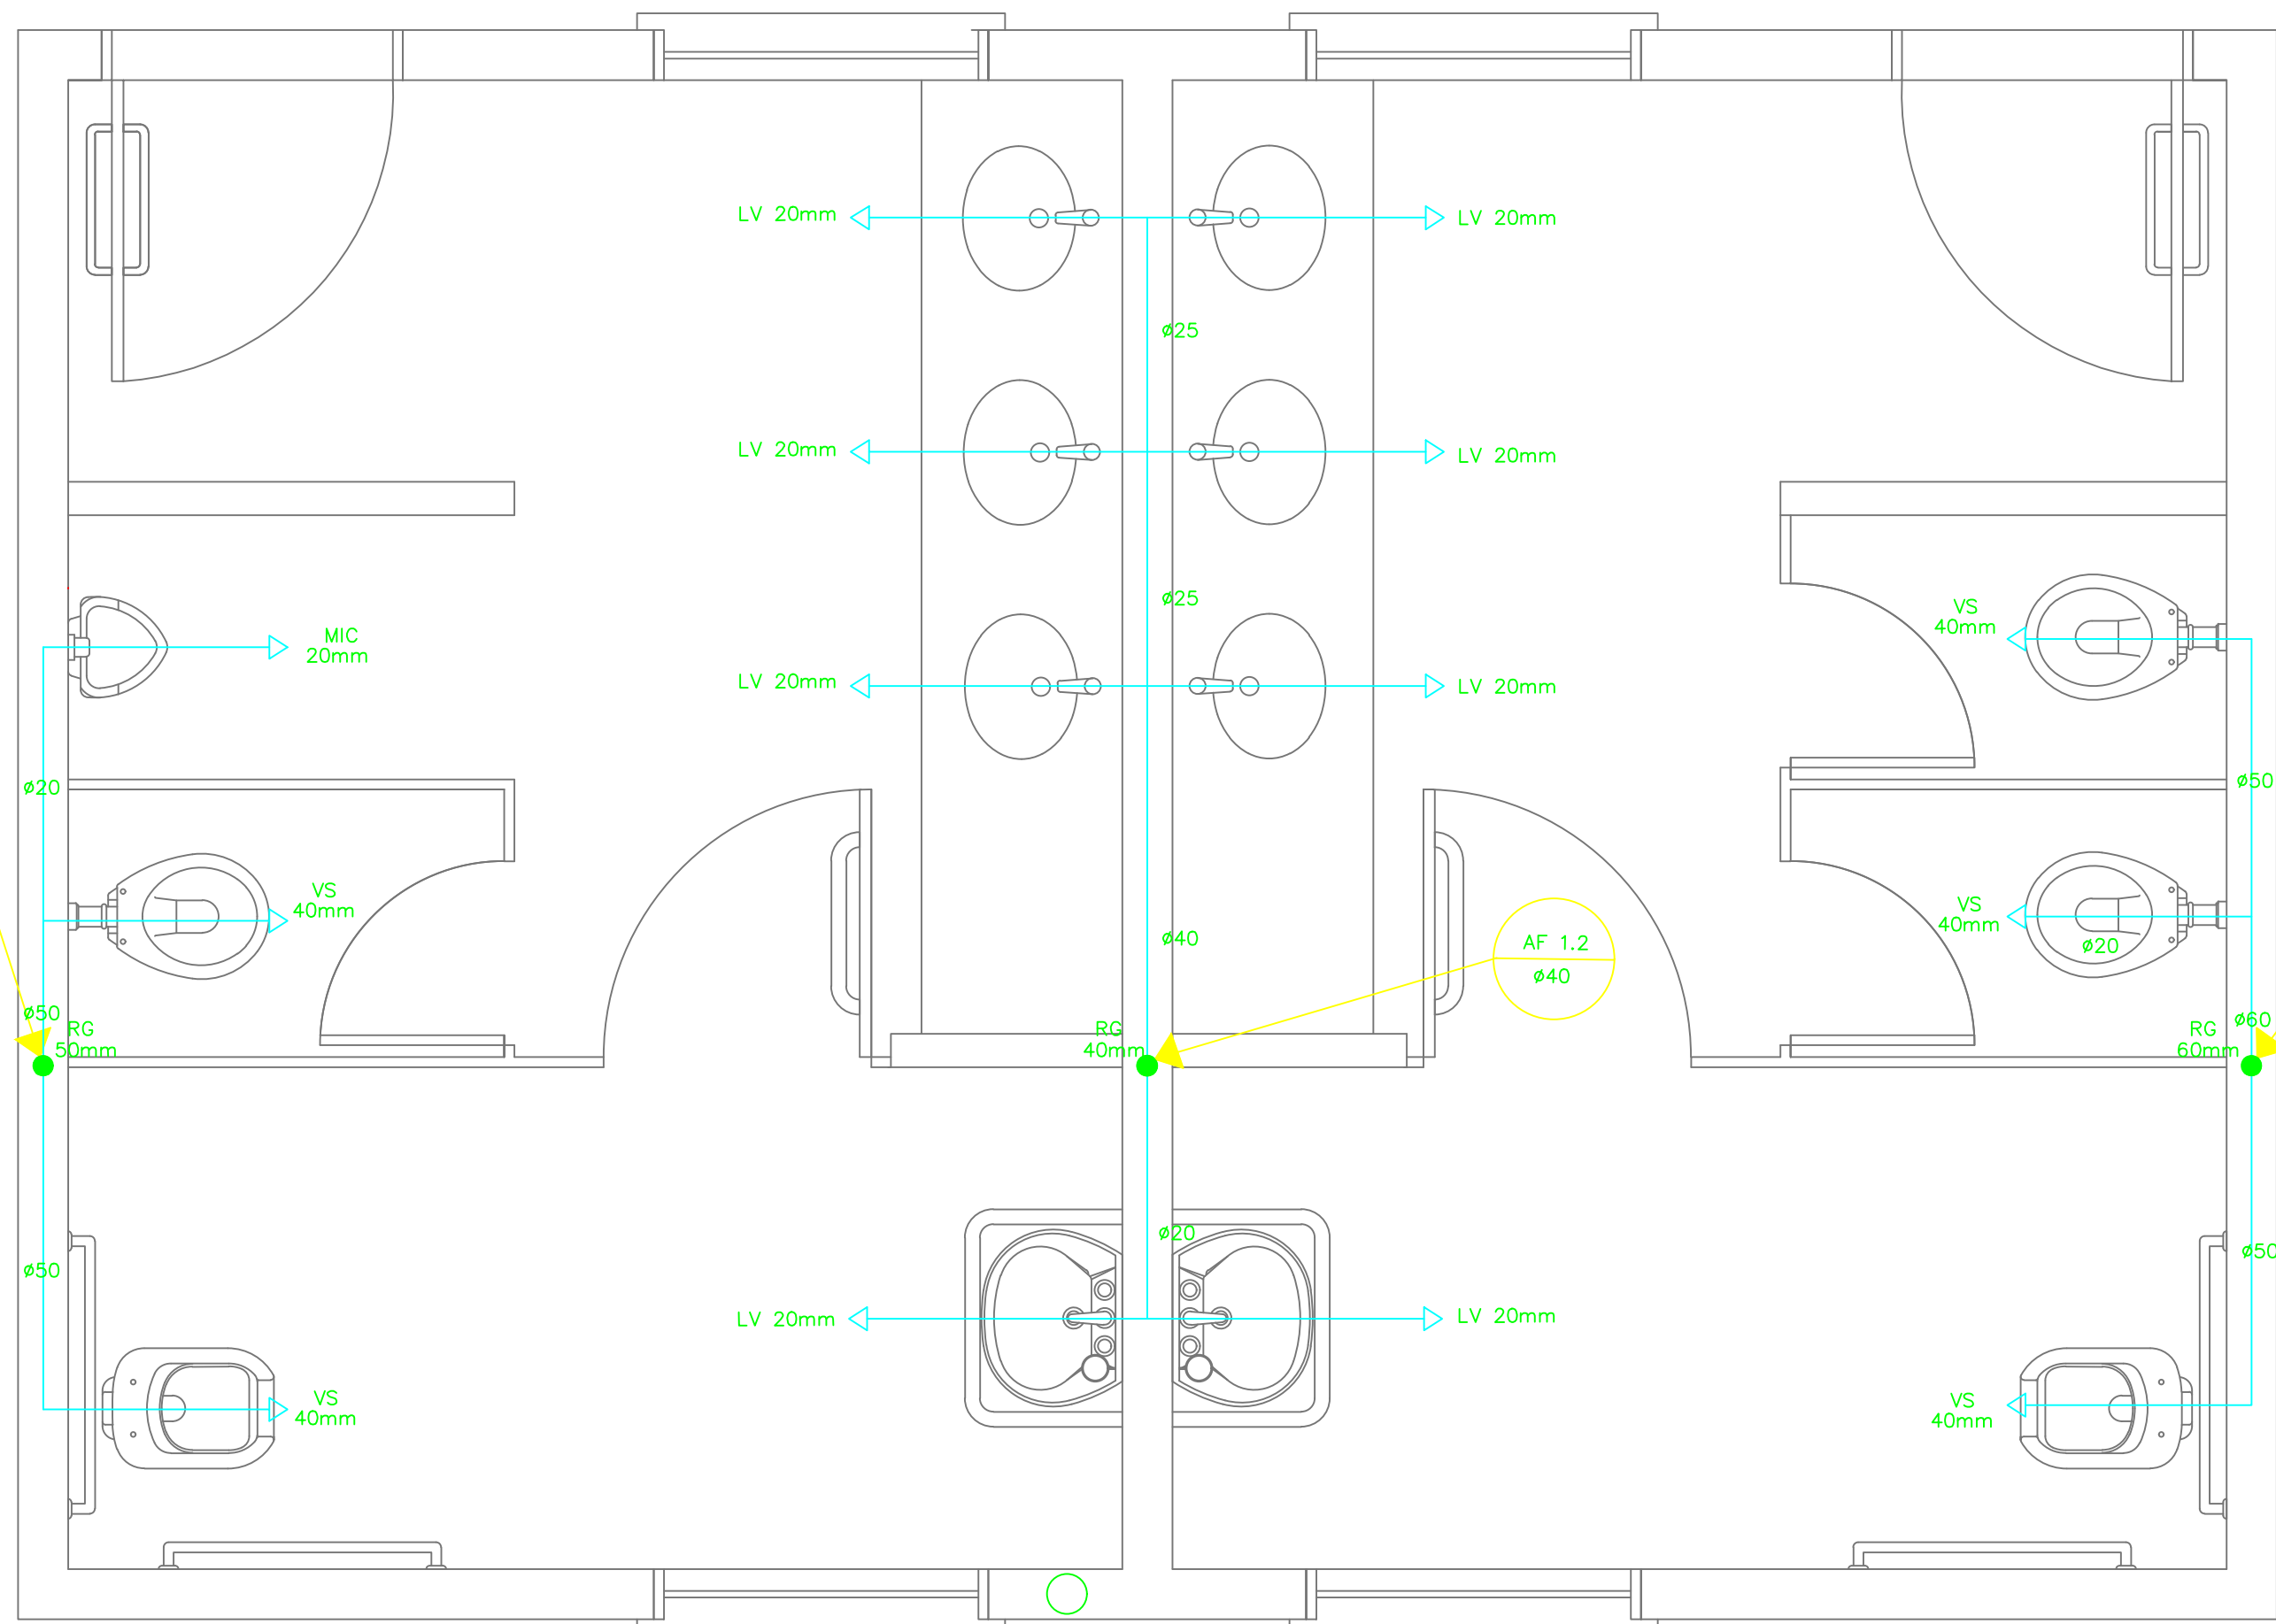


1 PLANTA BAIXA - SANITÁRIOS ALUNOS
ESCALA 1/20

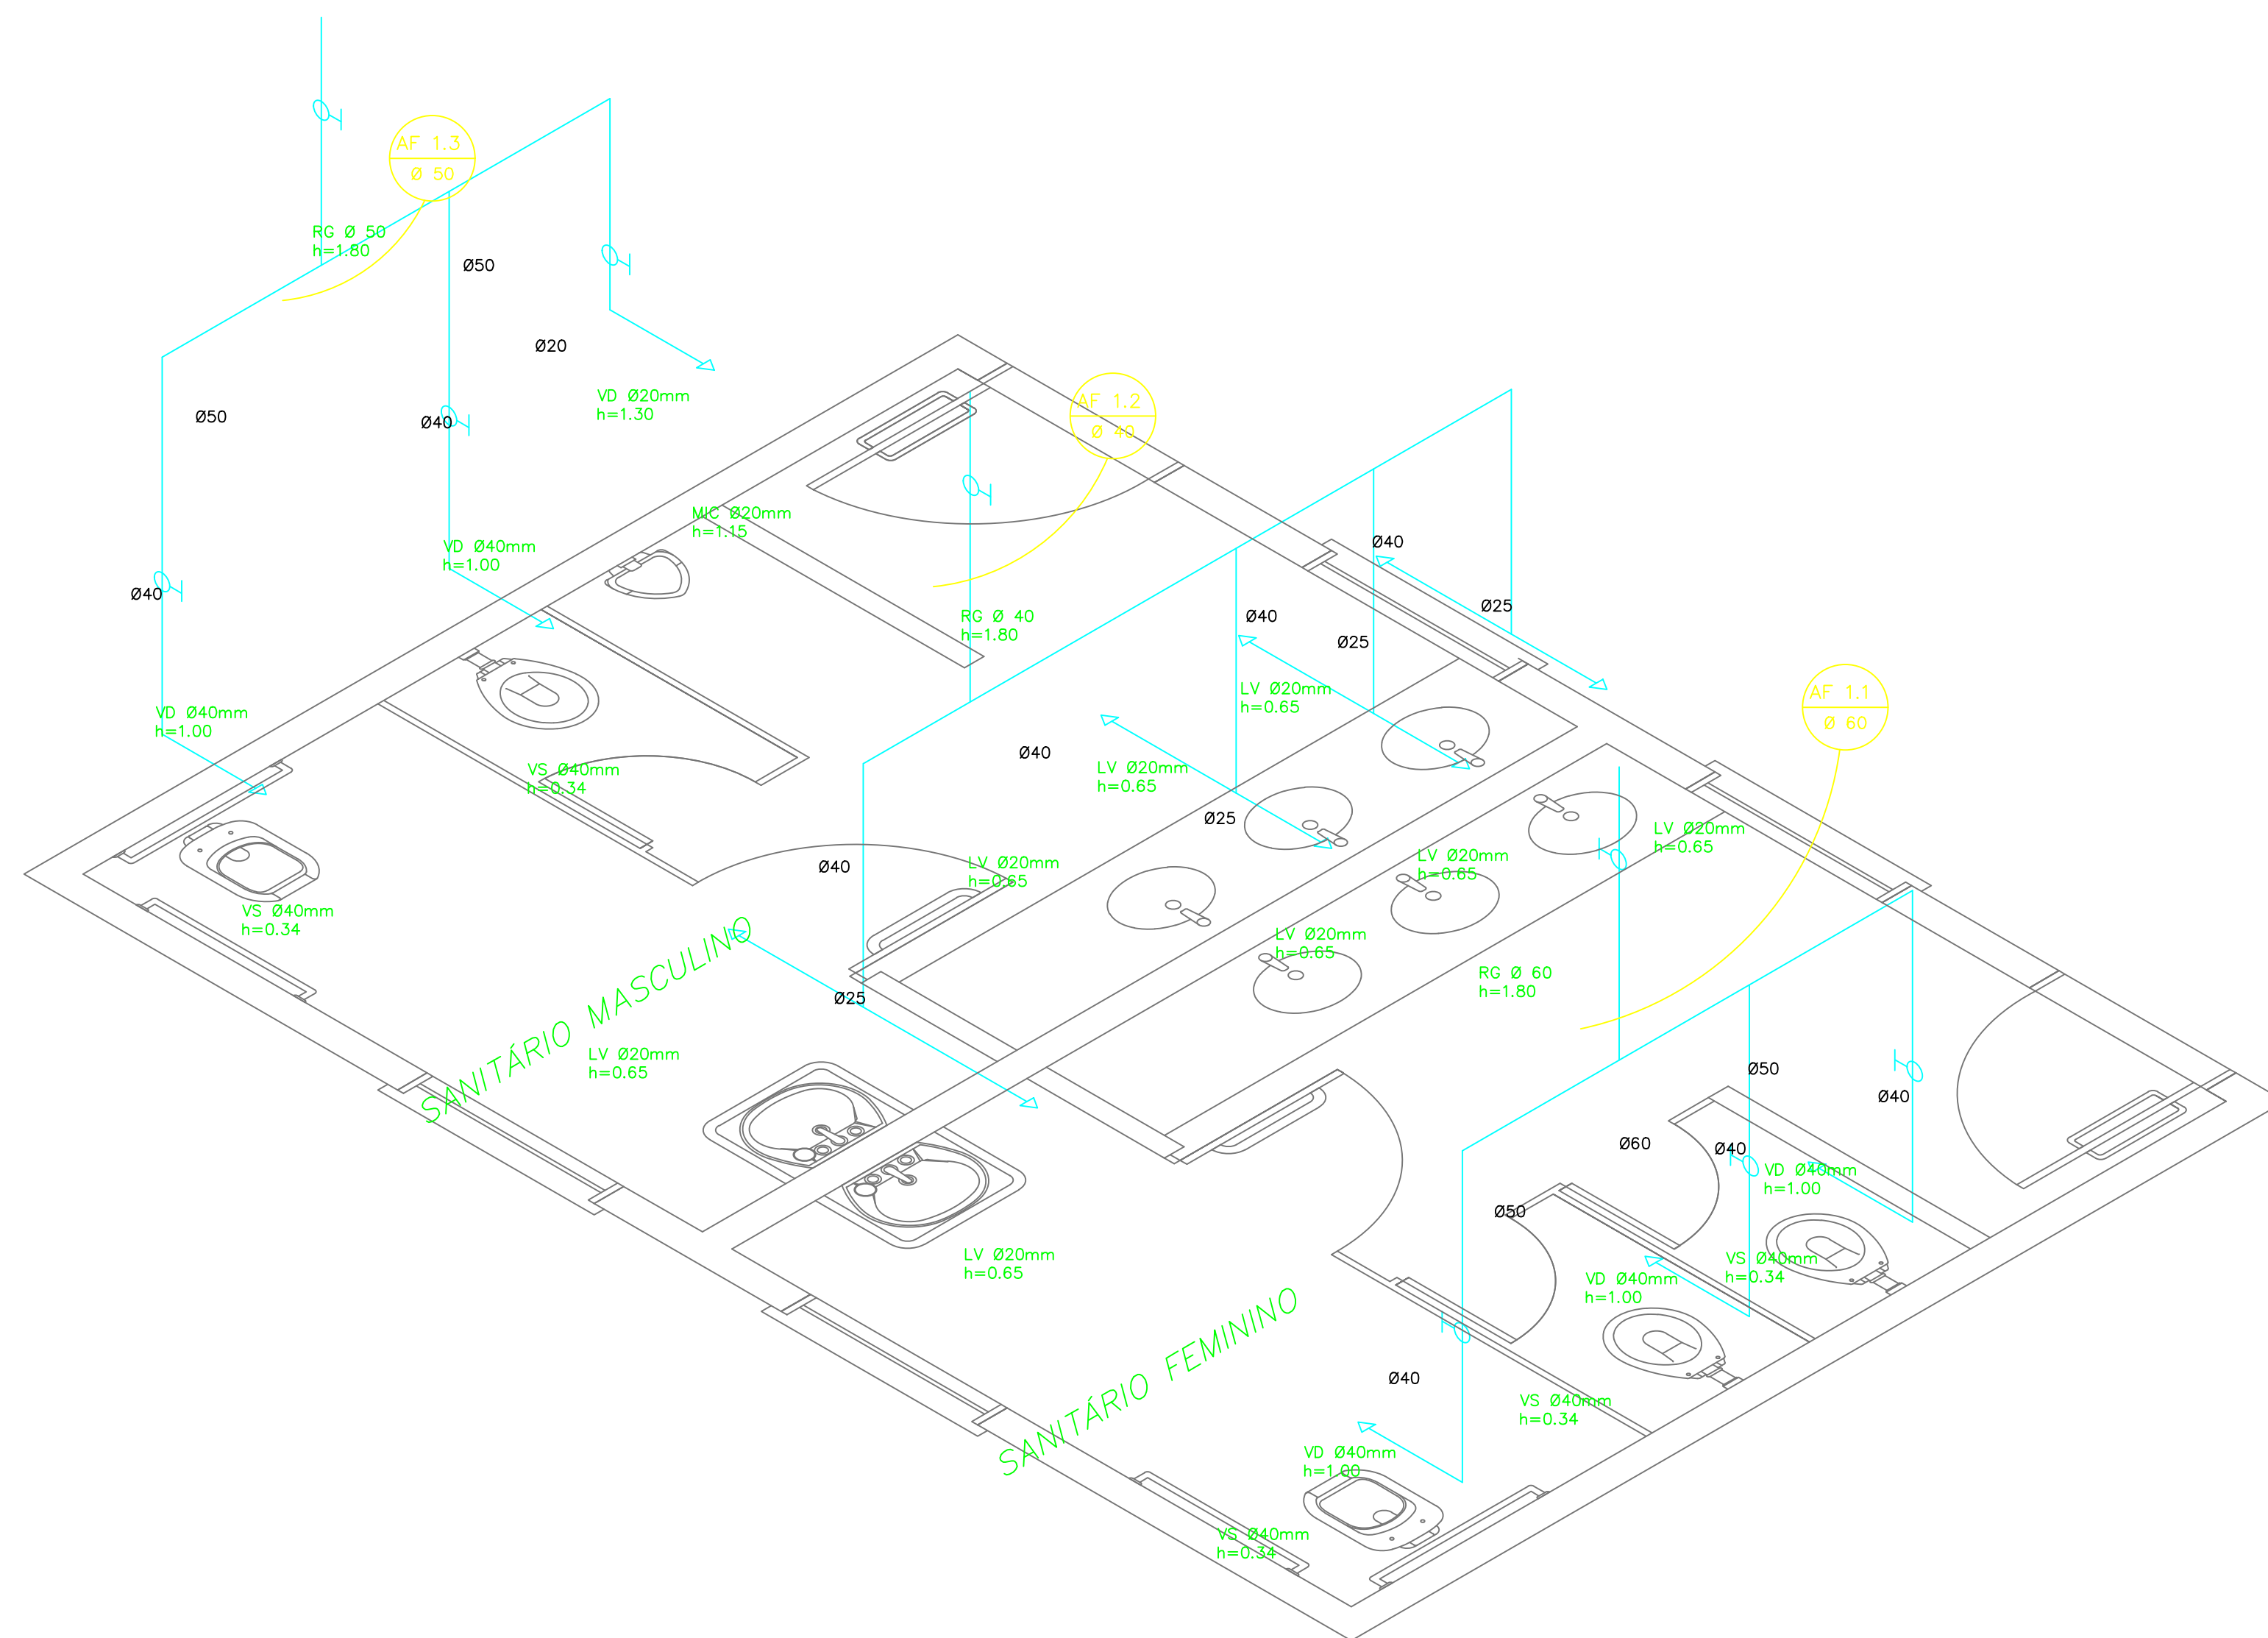


2 ESQUEMA ISOMÉTRICO - SANITÁRIOS ALUNOS
ESCALA 1/20

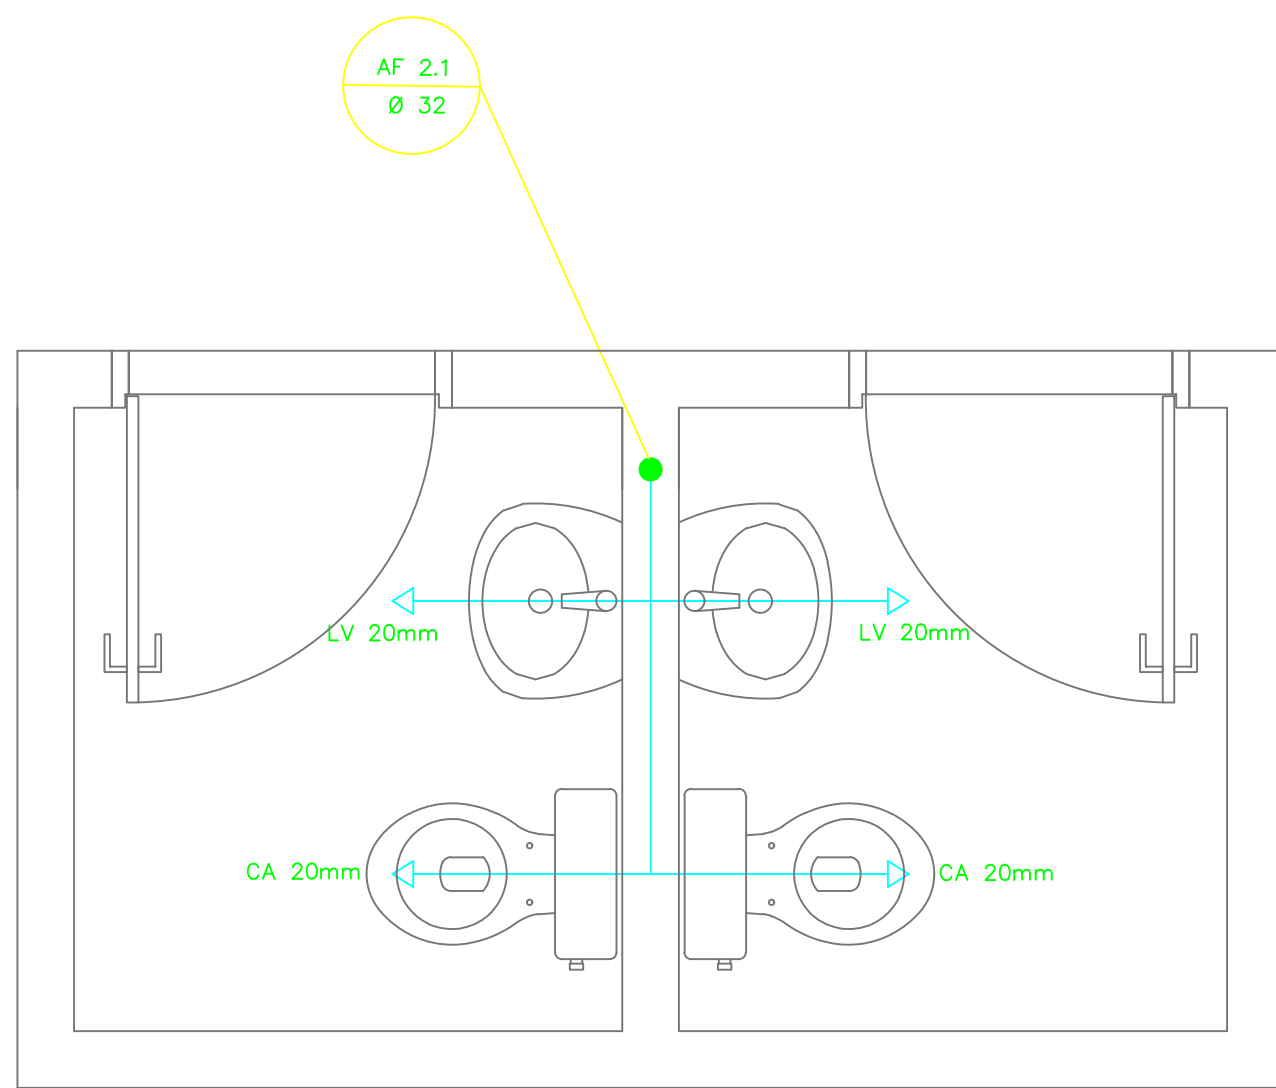

3 PLANTA BAIXA - SANITÁRIOS ADMINISTRATIVO
ESCALA 1/20

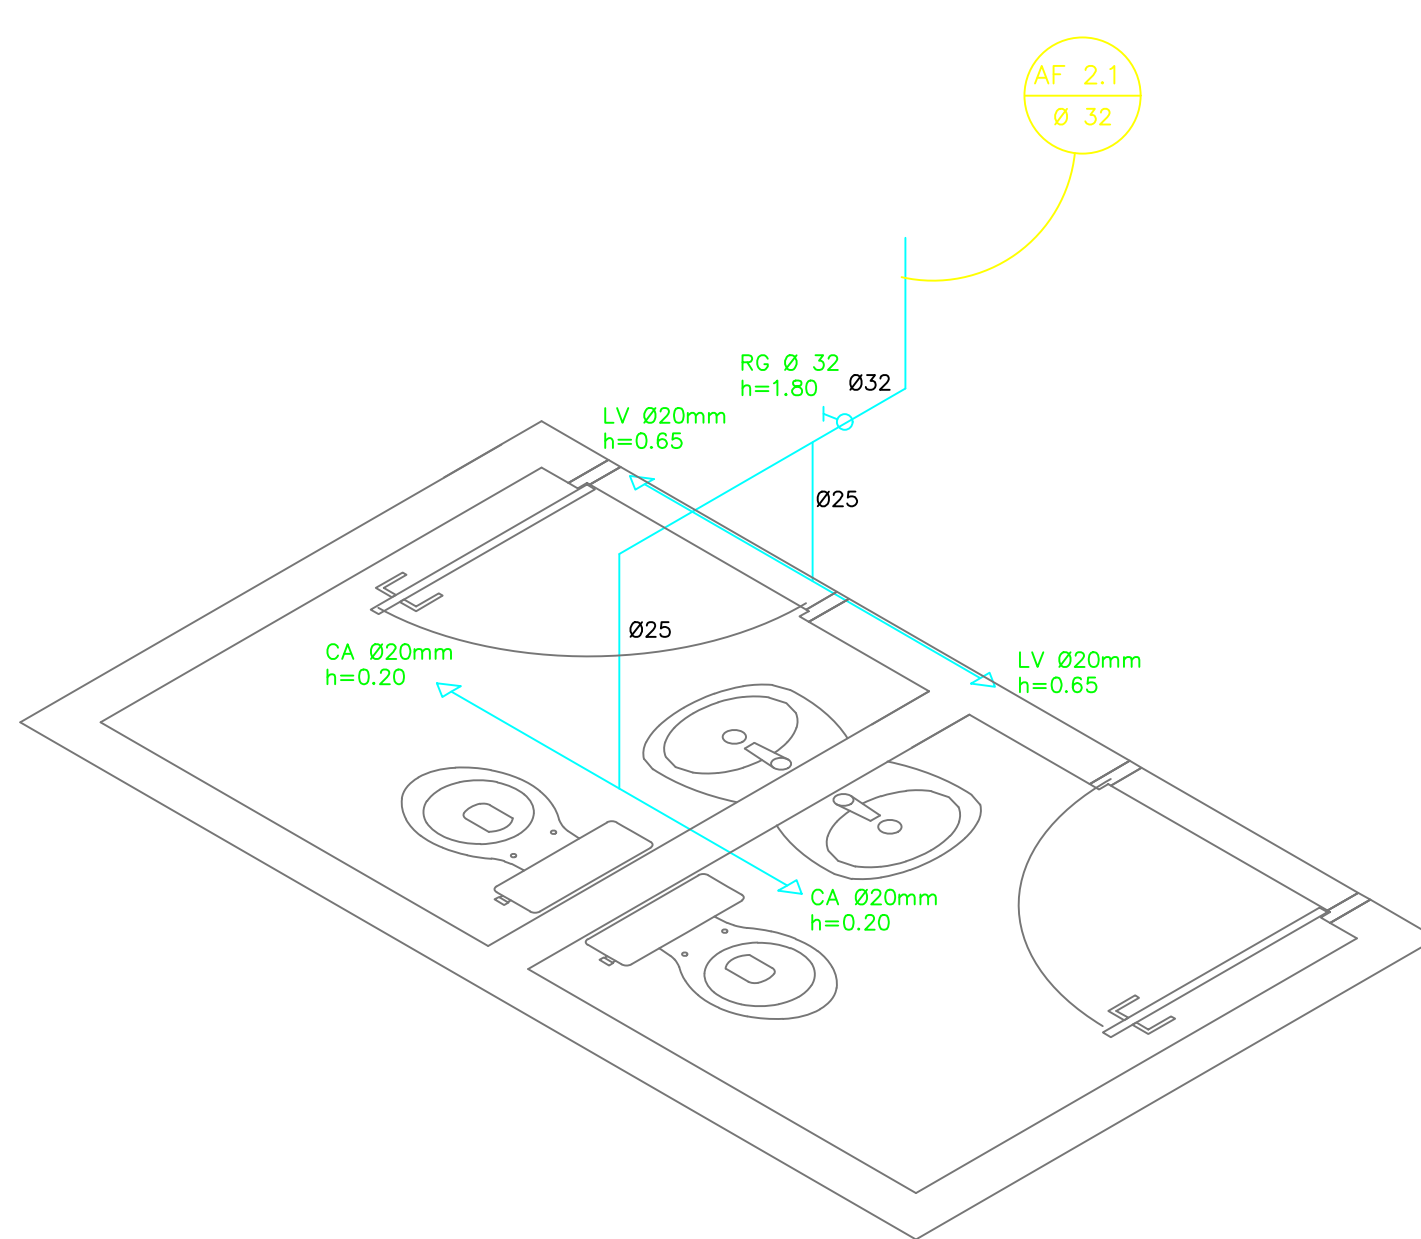

4 ESQUEMA ISOMÉTRICO - SANITÁRIOS ADMINISTRATIVO
ESCALA 1/20

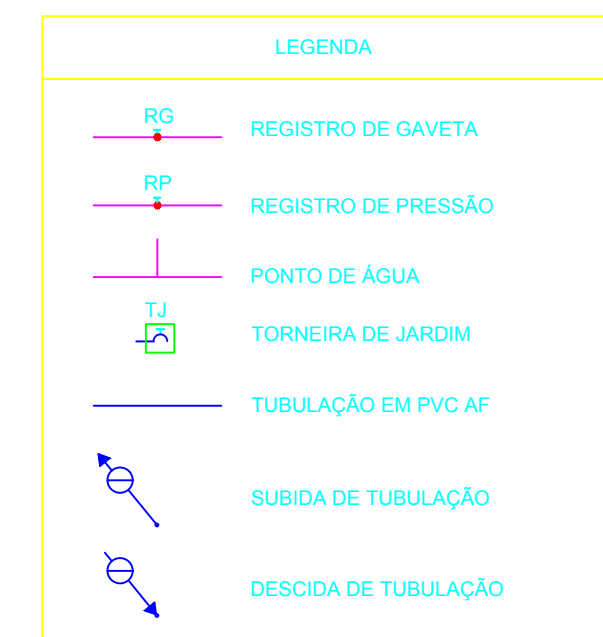

LEGENDA:
LV = LAVATÓRIO
CA = CAIXA ACOPLADA
TO = TANGUE
VS = VASO SANITÁRIO
MIC = MICROTOILETO
CH = CHUVEIRO
RG = REGISTRO DE GAVETA
RP = REGISTRO DE PRESSÃO
VD = VALVULA DE DESCARGA

OBSERVAÇÕES:
1. TODA TUBULAÇÃO SERÁ EM PVC RÍGIDO SOLDÁVEL CLASSE 15, COM OS DIÂMETROS (mm) INDICADOS.
2. AS TORNEIRAS DE JARDIM FICARÃO A 50cm DO NÍVEL DO TERRENO.
3. AS TUBULAÇÕES QUE PASSAM PELO SOLO SERÃO ENTERRADAS COMO INDICADO PELAS RESPECTIVAS PROFUNDIDADES. VER DETALHE TUBULAÇÃO ENTERRADA.

PROJETO HIDROSSANITÁRIO			
	ASSINTE	DEPARTAMENTO DE SAÚDE PÚBLICA	RESPONSÁVEL TÉCNICO
	PROJETO	PLANTAS SANITÁRIAS	
	LOCAL	Novo Progresso - PA	
	DATA	03/03	
ÁREA A SER CONSTRUÍDA		870,25 m²	DATA
ESCALA		Indicadas	Nov./2022