


DET. PLACA DE ORIENTAÇÃO SEM ESCALA

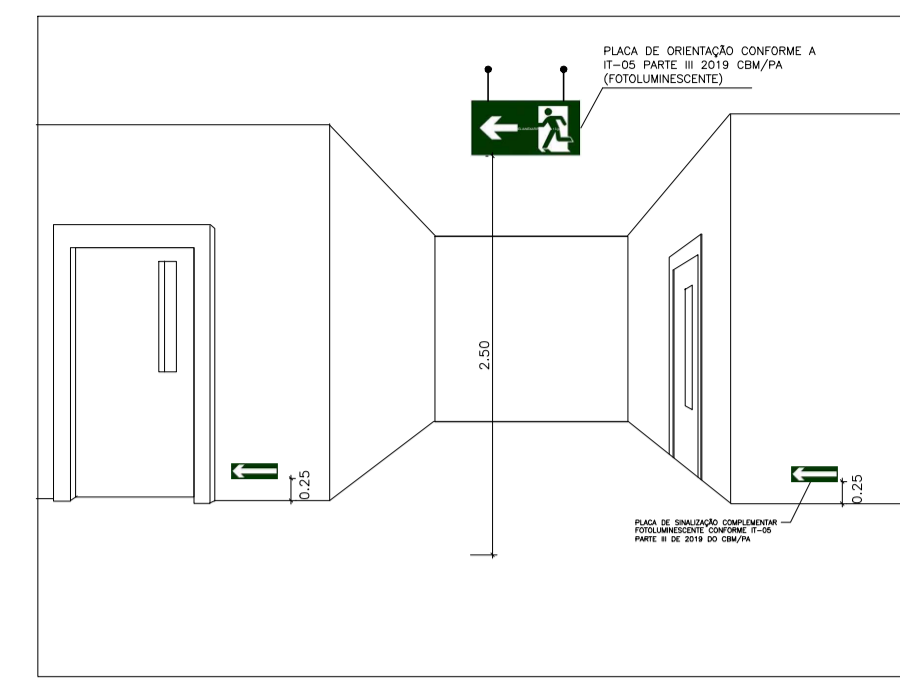


DET. PLACA DE ORIENTAÇÃO(SUSPENSÃO) SEM ESCALA

QUADRO DE SIMBOLOGIA


QUANT.	DISCRICÃO	SIMBOLO	PLACA	DIMENSÕES		REFERÊNCIA
				ALTURA	LARGURA	
13	Extintor de Pó ABC 06 Kg		X	X	X	IT-03 - Parte I de 2019 do CBMPA
05	Hidrantes Simples e Abrigo		X	X	X	IT-03 - Parte II de 2019 do CBMPA
01	Hidrante de Passeio		X	X	X	IT-03 - Parte II de 2019 do CBMPA
03	Acionador da Bomba/Botoeira Tipo Liga e Desliga		X	X	X	IT-03 - Parte II de 2019 do CBMPA
01	Painel de Automação da Bomba		X	X	X	IT-03 - Parte II de 2019 do CBMPA
05	Avisador Sonoro e Visual da Bomba de Incêndio em Funcionamento		X	X	X	IT-04 - Parte I de 2019 do CBMPA
05	Acionador Manual do Alarme de Incêndio		X	X	X	IT-04 - Parte I de 2019 do CBMPA
01	Painel Central do Sistema de Alarme		X	X	X	IT-04 - Parte I de 2019 do CBMPA
01	Reserva Técnica de Incêndio Cap: 30.000Lts		X	X	X	IT-03 - Parte I de 2019 do CBMPA
71	Luminárias de Emergência - Aclareamento		X	X	X	IT-05 - Parte II de 2019 do CBMPA
09	Placa de Orientação e salvamento		X	X	X	IT-05 - Parte III de 2019 do CBMPA
09	Placa de Orientação e salvamento		X	X	X	IT-05 - Parte III de 2019 do CBMPA
52	Placa de Orientação e salvamento		X	X	X	IT-05 - Parte III de 2019 do CBMPA
10	Placa de Orientação e salvamento		X	X	X	IT-05 - Parte III de 2019 do CBMPA
05	Placa de Sinalização de Equipamento		X	X	X	IT-05 - Parte III de 2019 do CBMPA
05	Placa de Sinalização de Equipamento		X	X	X	IT-05 - Parte III de 2019 do CBMPA
03	Placa de Sinalização de Equipamento		X	X	X	IT-05 - Parte III de 2019 do CBMPA
13	Placa de Sinalização de Equipamento		X	X	X	IT-05 - Parte III de 2019 do CBMPA
05	Placa de Sinalização de Equipamento		X	X	X	IT-05 - Parte III de 2019 do CBMPA
05	Placa de Sinalização de Equipamento		X	X	X	IT-05 - Parte III de 2019 do CBMPA



PLANTA BAIXA-TÉRREO ESCALA 1:125

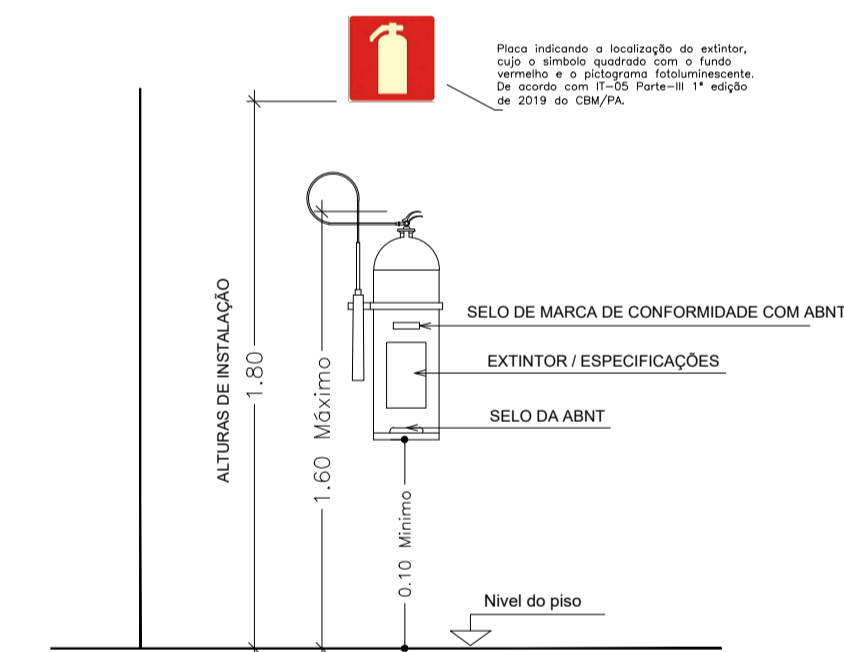

DET. EXTINTOR INST. NA PAREDE SEM ESCALA

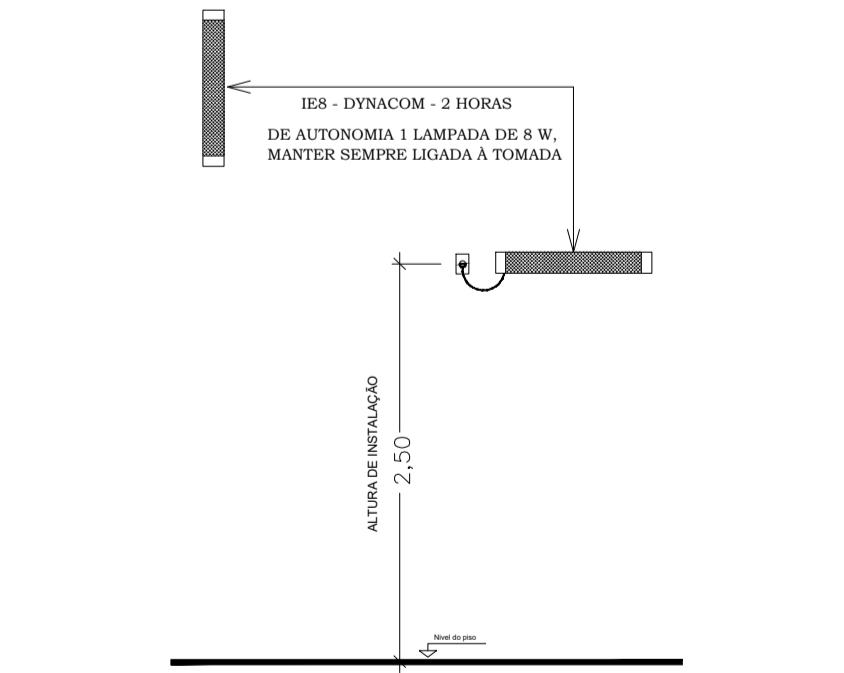

DET. LUM. DE EMERGÊNCIA SEM ESCALA

NOVO PROGRESSO - PA

Rua Planalto, S/N, Bairro Jardim Planalto
CEP: 68.193-000 - Novo Progresso - PA

Eng. Civil e de Segurança do Trabalho
Roberto Tonelli Junior
Cel: (65) 98158-0908/E-mail: tonelliengenharia1@gmail.com

Arquiteta e Urbanista
Rafaela Pescozo Soares
Cel: (93) 98107-4260/E-mail: tonelliarquitectura1@gmail.com

PROPRIETÁRIO:	SECRETARIA MUNICIPAL DE SAÚDE DE NOVO PROGRESSO - PA CNPJ: 11.287.726/0001-73	
AUTOR DO PROJETO:	ROBERTO TONELLI JUNIOR	CREA: 121506816-6
RESP. TÉCNICO:	ROBERTO TONELLI JUNIOR	CREA: 121506816-6

ESPAÇO RESERVADO PARA APROVAÇÃO DO CBMPA

Corpo de Bombeiros Militar do Pará
Diretoria de Serviços Técnicos
Centro de Atividades Técnicas

PROTÓTIPO SIGAT Nº: _____ ANÁLISE SOB DECRETO 2247/2002

ANALISTA: _____ DATA: _____

1. () Aprovação da Análise de Projeto;
2. () Substituição de Projeto, Protocolo Original nº _____;
3. () Com Observação para Habite-se nº _____;
4. () Modificação de Projeto por prancha, Protocolo Anterior de nº _____.

ESTABELECIMENTO:	HOSPITAL		LOCAL:	RUA JUCELINO KUBISCHKE, Nº 98, BAIRRO RUI PIREZ DE LIMA, NOVO PROGRESSO - PA
Ocupação:	INSTITUIÇÃO DE SAÚDE		CAD:	Coord. Geográficas (ETM - DATUM): Lat.: -4°25'89.54"S Long.: -55°99'67.30"W
SISTEMAS:	Sinalização, Iluminação e Saídas de Emergência, Extintores, Hidrantes, Alarme SPDA		REV. 01	
PROJETO DE COMBATE A INCÊNDIO E EMERGÊNCIA - PLANTA BAIXA INDICANDO LOCAÇÃO DOS EXTINTORES, LUMINÁRIAS, PLACAS DE ORIENTAÇÃO, HIDRANTES E DETALHAMENTOS DE INSTALAÇÃO.				
RISCO:	BAIXO	CNAE: 86.10.1.02	ESCALA:	INDICADA
CARGA DE INCÊNDIO ESPECÍFICA / PREDOMINANTE:	300 MJ/m ²		ÁREA CONSTRUÍDA e ÁREA UTILIZADA (IT 08):	1.616,35 m ²
GRUPO DE RISCO:	H-3		DATA:	NOVEMBRO / 2023
				P. S. C. I. E. HID/EXT SIN/ILU 01 02