


ABREVIATURAS	
AF -	COLUNA DE ÁGUA FRIA
CV -	COLUNA DE VENTILAÇÃO
TQ -	TUBO DE QUEDA DE ESGOTO
CX G -	CAXA DE GORRURA
CX E -	CAXA DE ESGOTO
CX P -	CAXA DE ÁG. PLUVIAL
CS -	COTA DE SALDA
CF -	COTA DE FUNDO
CE -	COTA DE ENTADA
PVC -	TUBO DE COLETO DE PULVEREIA

LEGENDA	
	INDICAÇÃO DE COLUNA DE TUBO VERTICAL COM CONTEÚDO DESCENDO
	INDICAÇÃO DE COLUNA DE TUBO VERTICAL COM CONTEÚDO SUBINDO

OBSERVAÇÕES	
1 -	ESTE PROJETO FOI CONFEITO SEGUINDO OS PARÂMETROS DAS NORMAS ABAIXO:
2 -	NBR 522:1998 - INSTALAÇÃO PREDIAL DE ÁGUA FRIA.

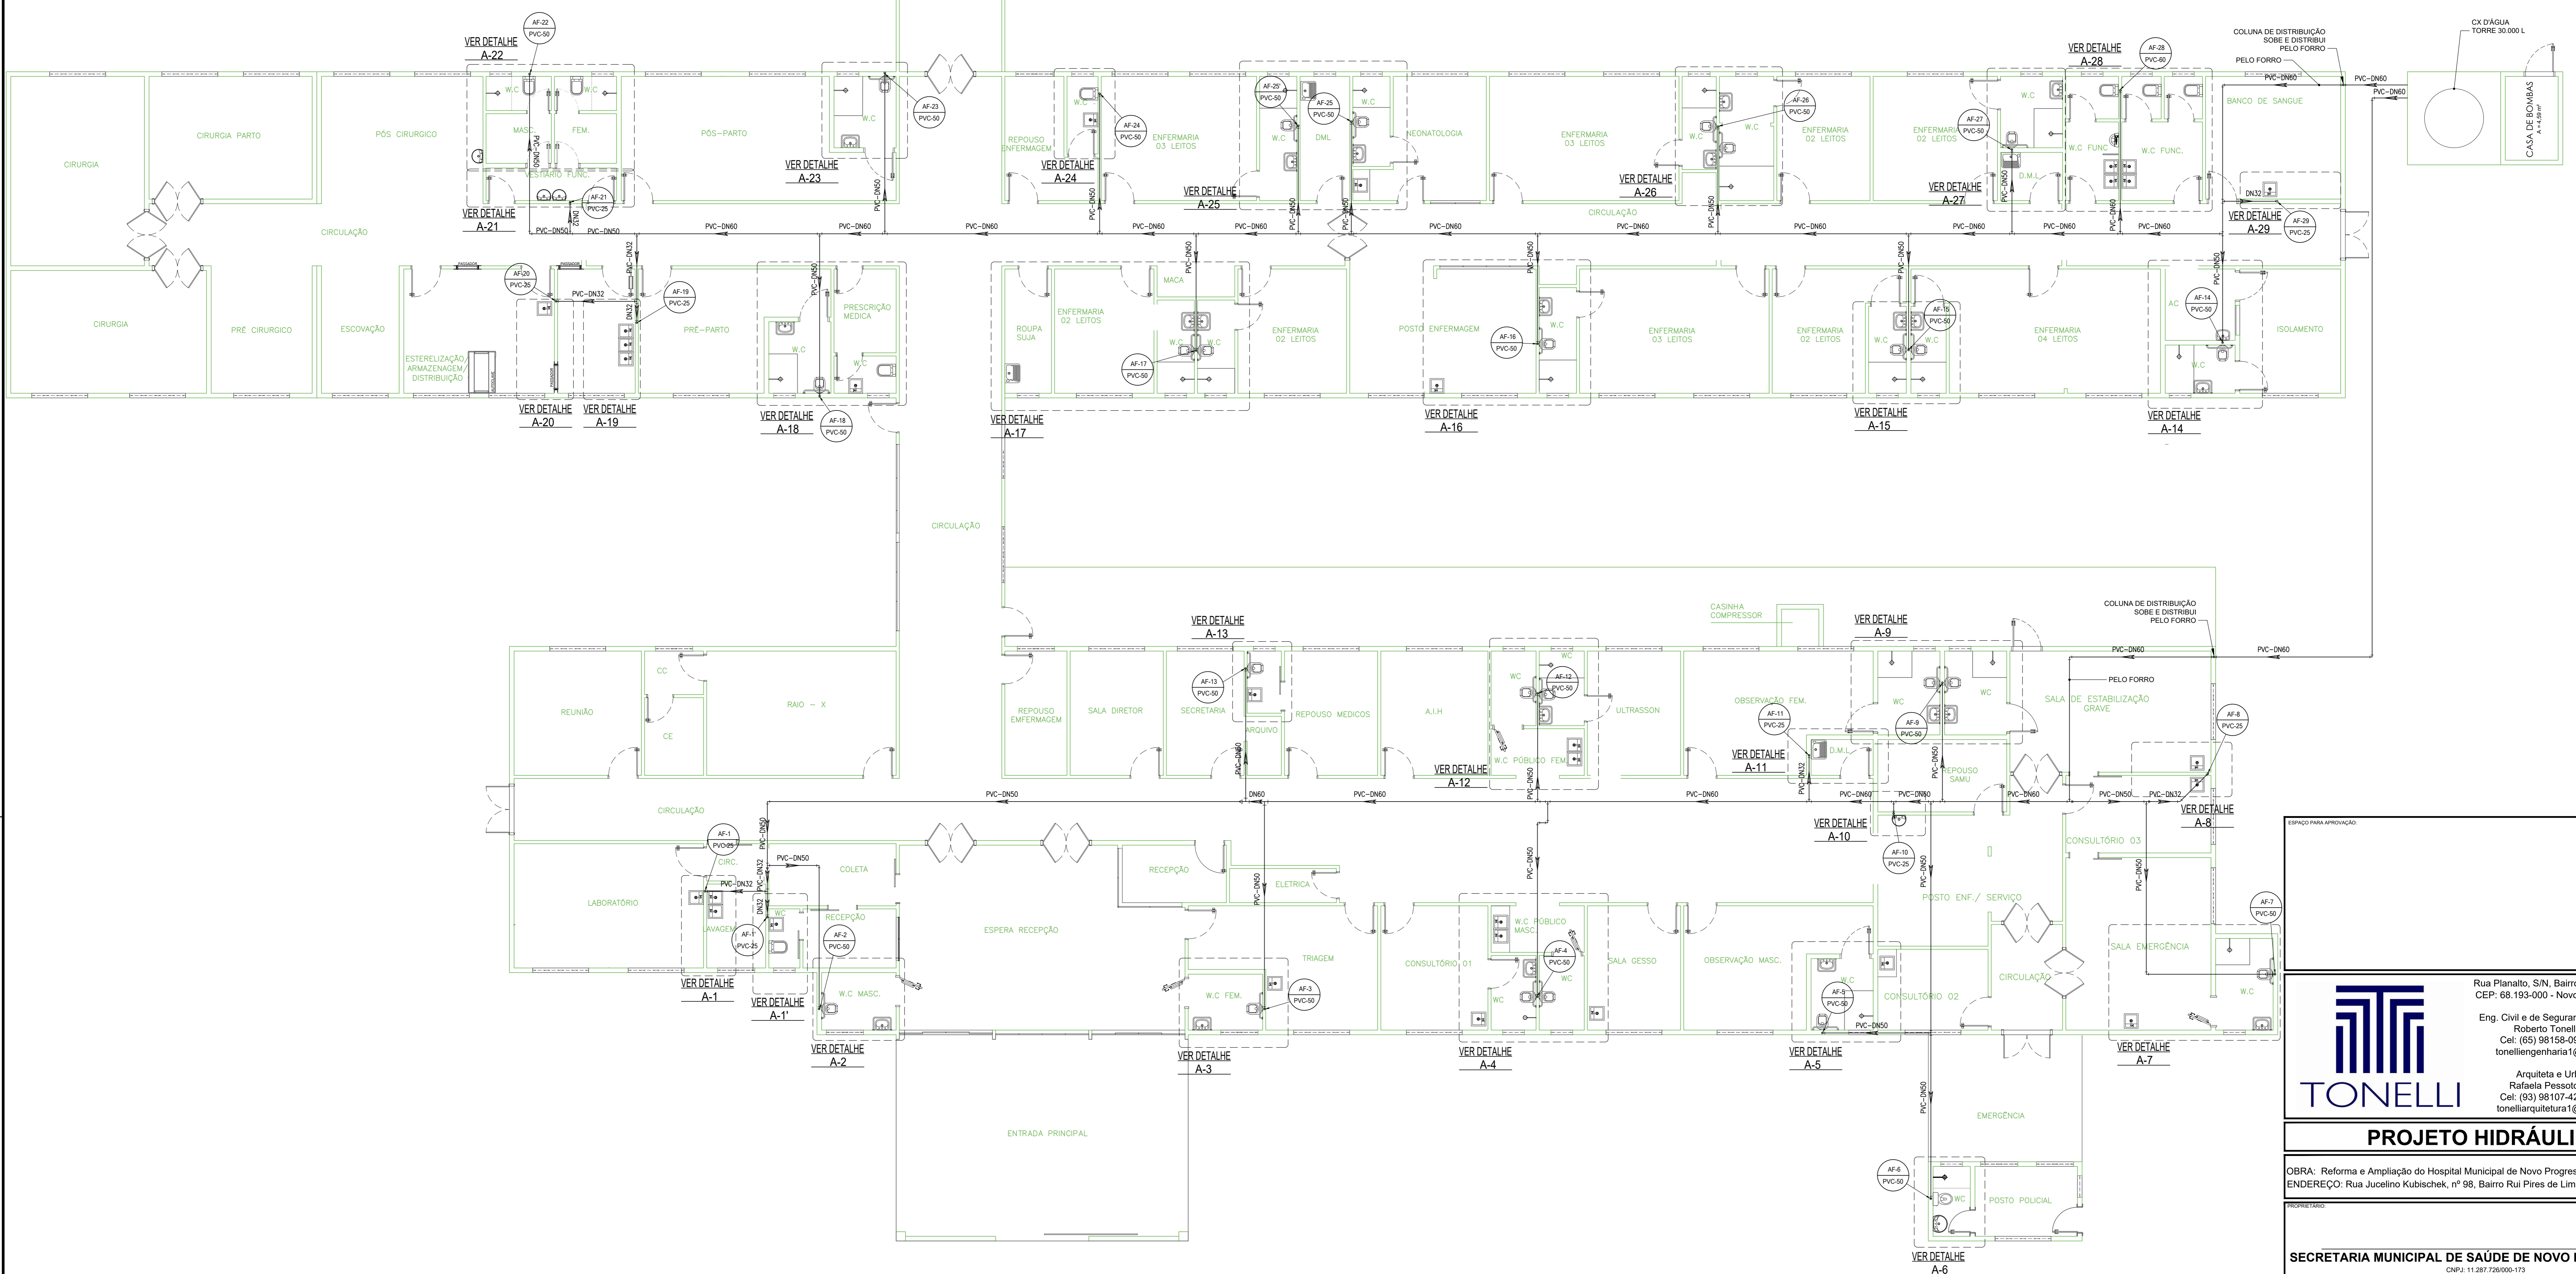

Planta Baixa - Implantação de distribuição de água
 escala 1:100
 OBS: Reservatório de distribuição de água a pelo forro

ESPAÇO PARA APROVAÇÃO

Rua Planalto, S/N, Bairro Jardim Planalto
 CEP: 68.193-000 - Novo Progresso - PA

Eng. Civil e de Segurança do Trabalho
 Roberto Tonelli Junior
 Cel: (65) 98158-0908/E-mail:
 tonelliengenharia1@gmail.com

Arquiteta e Urbanista
 Rafaela Pestoto Soares
 Cel: (93) 98107-4260/E-mail:
 tonelliarquitectura1@gmail.com

PROJETO HIDRÁULICO

OBRA: Reforma e Ampliação do Hospital Municipal de Novo Progresso
 ENDEREÇO: Rua Jucelino Kubischek, nº 98, Bairro Rui Pires de Lima, Novo Progresso - PA

PROPOSTO POR:

SECRETARIA MUNICIPAL DE SAÚDE DE NOVO PROGRESSO - PA
CRM: 11.287.726/05-173

AUTOR DO PROJETO:

ROBERTO TONELLI JUNIOR
CPF: 013.576.712-10

ÁREAS	CONTÉUDO	DATA
- Área do Terreno:.....6.185,28 m ²	- PROJETO DE ÁGUA - IMPLANTAÇÃO	NOVEMBRO/2023
- Área a Construir:.....206,14 m ²		
- Área a Reformar:.....1.410,21 m ²		
- Área Total Edificação:.....1.616,35 m ²		

01/03